


Instalacja wentylacja

Skala 1:100

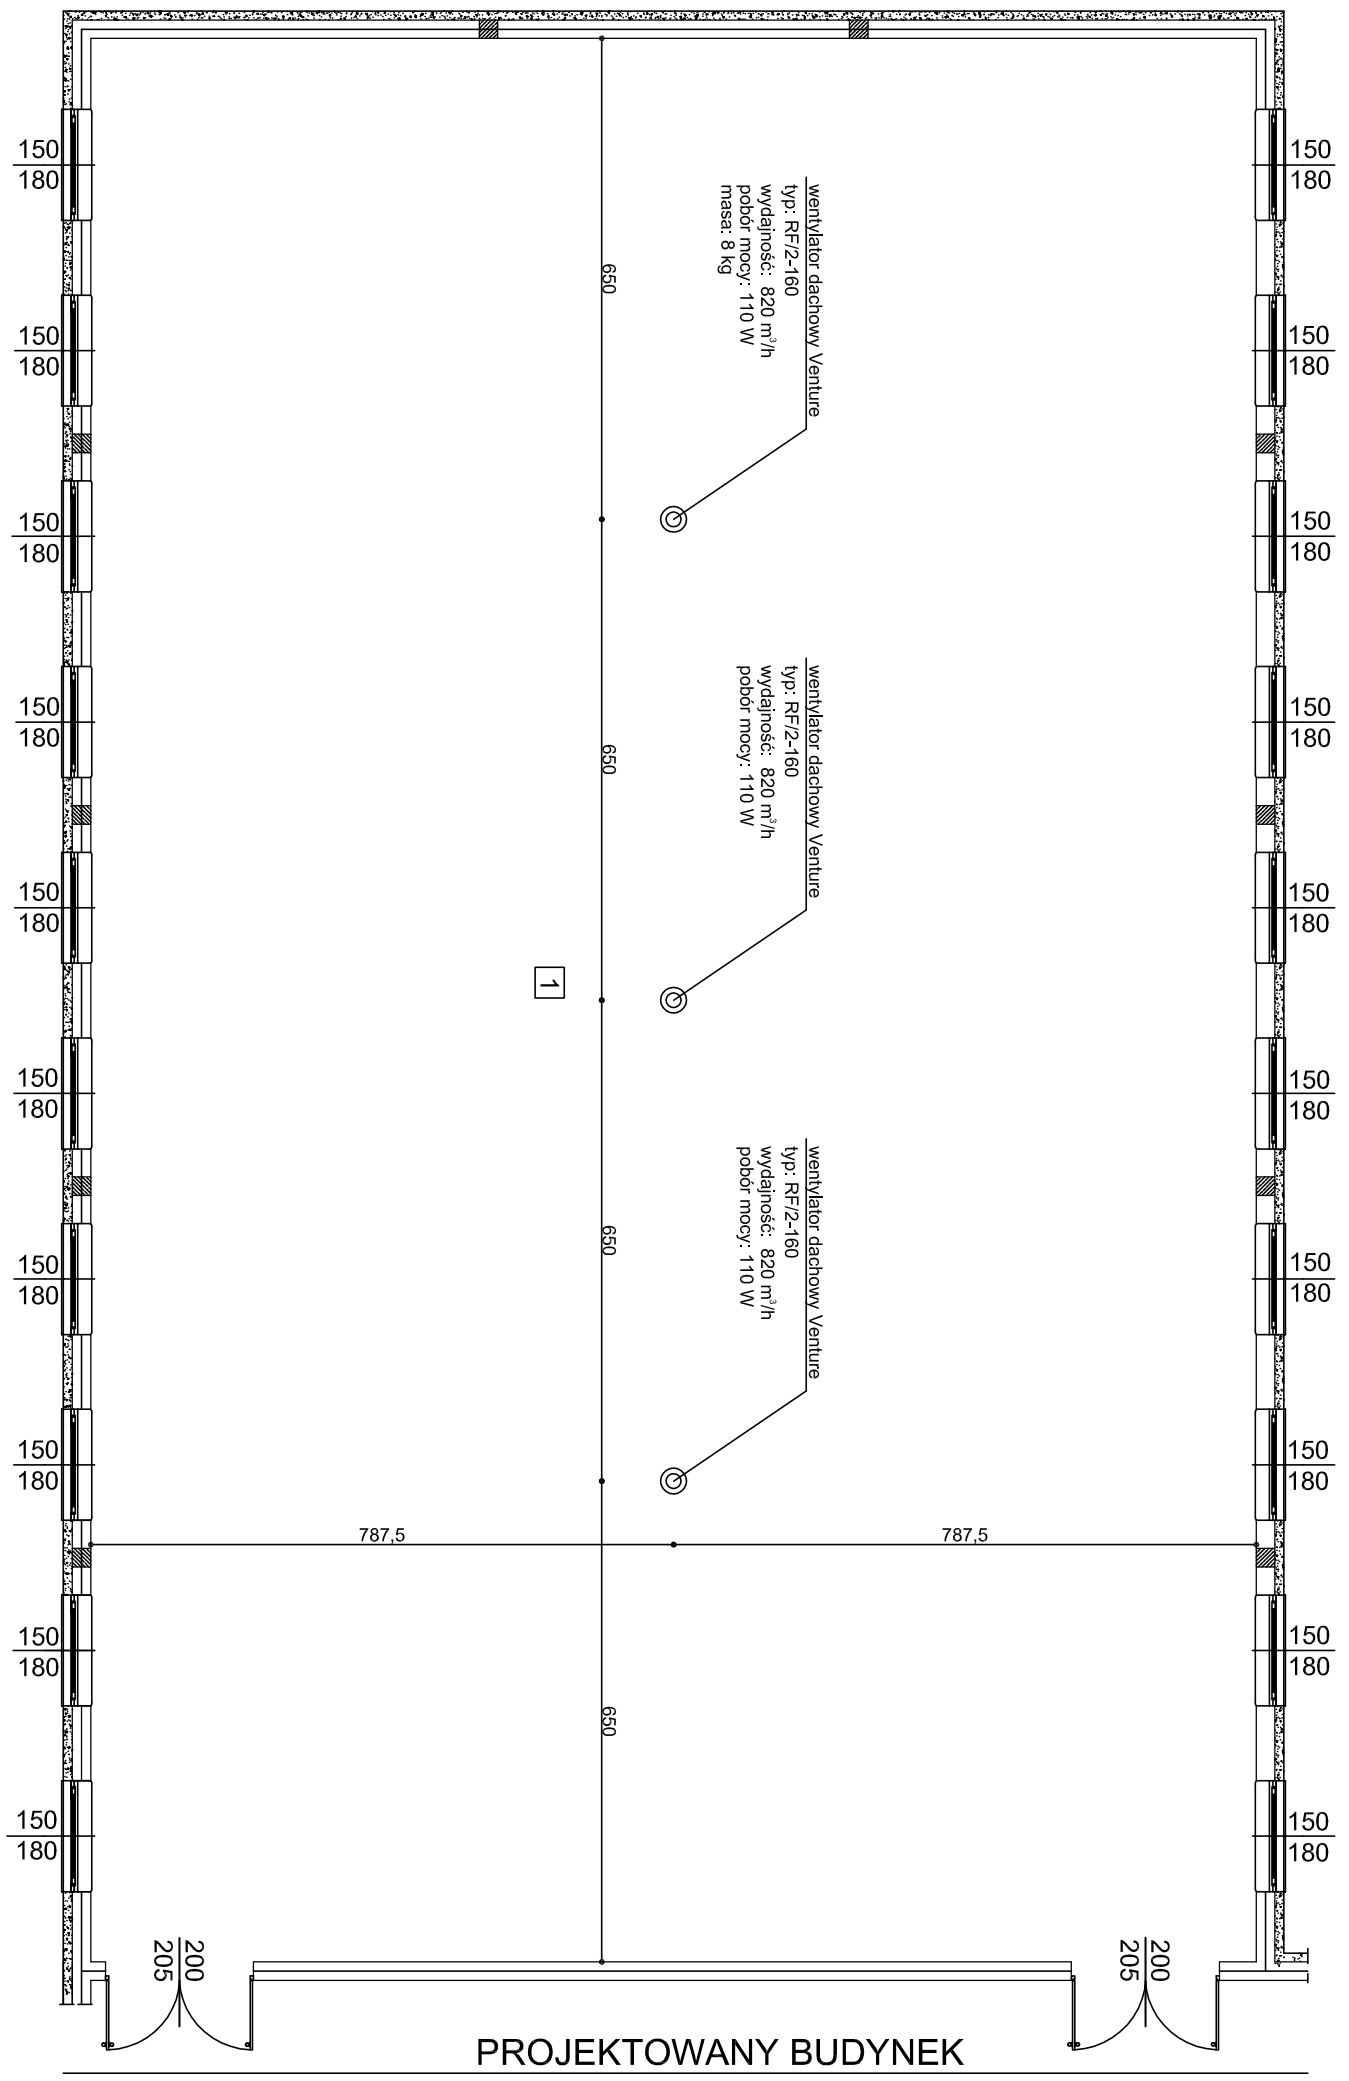

Nr rys.	9	Nazwa rysunku
Skala	1:50	Wentylacja rzut przyziemia
Data	11-2008	
Obiekt	Budowa sali gimnastycznej z zapleczem	
Lokalizacja	Świerczyzna, 64-113 Osieczna, (dz. nr 316)	
Projektant	mgr Inż. G. Dembski	Nr upr. 53/03/ZG