

STAROSTA LESZCZYŃSKI
Powiatowy Ośrodek Dokumentacji
Geodezyjnej i Kartograficznej w Lesznie

W obszarze oznaczonym linią dokonano aktualizacji treści mapy zasadniczej Dokumenty z pomiaru uzupełniającego przyjęto do zasobu powiatowego w dniu 14.01.2010 r. i zaewidencjonowano pod nr 1424-30E/2010

Niniejsza mapa może służyć do celów projektowych.


Projektowane obiekty budowlane wymagające pozwolenia na budowę podlegają wytyczeniu i inwentaryzacji powykonawczej przez jednostki uprawnione do wykonywania prac geodezyjnych.

Leszno, 14.01.2010 r.

Mieczysław Białkowski

Usługi Geodezyjno-Kartograficzne
"GEO-POZIOM" Sp.c.
ul. Holenderska 4/5, 64-100 LESZNO
tel. 0-608 527 025, 0-603 997 013
NIP 6972121378 REGON:411541166

GEODETA UPRAWNIONY
Wojciech Jakubowski
upr. zawod. nr 6926

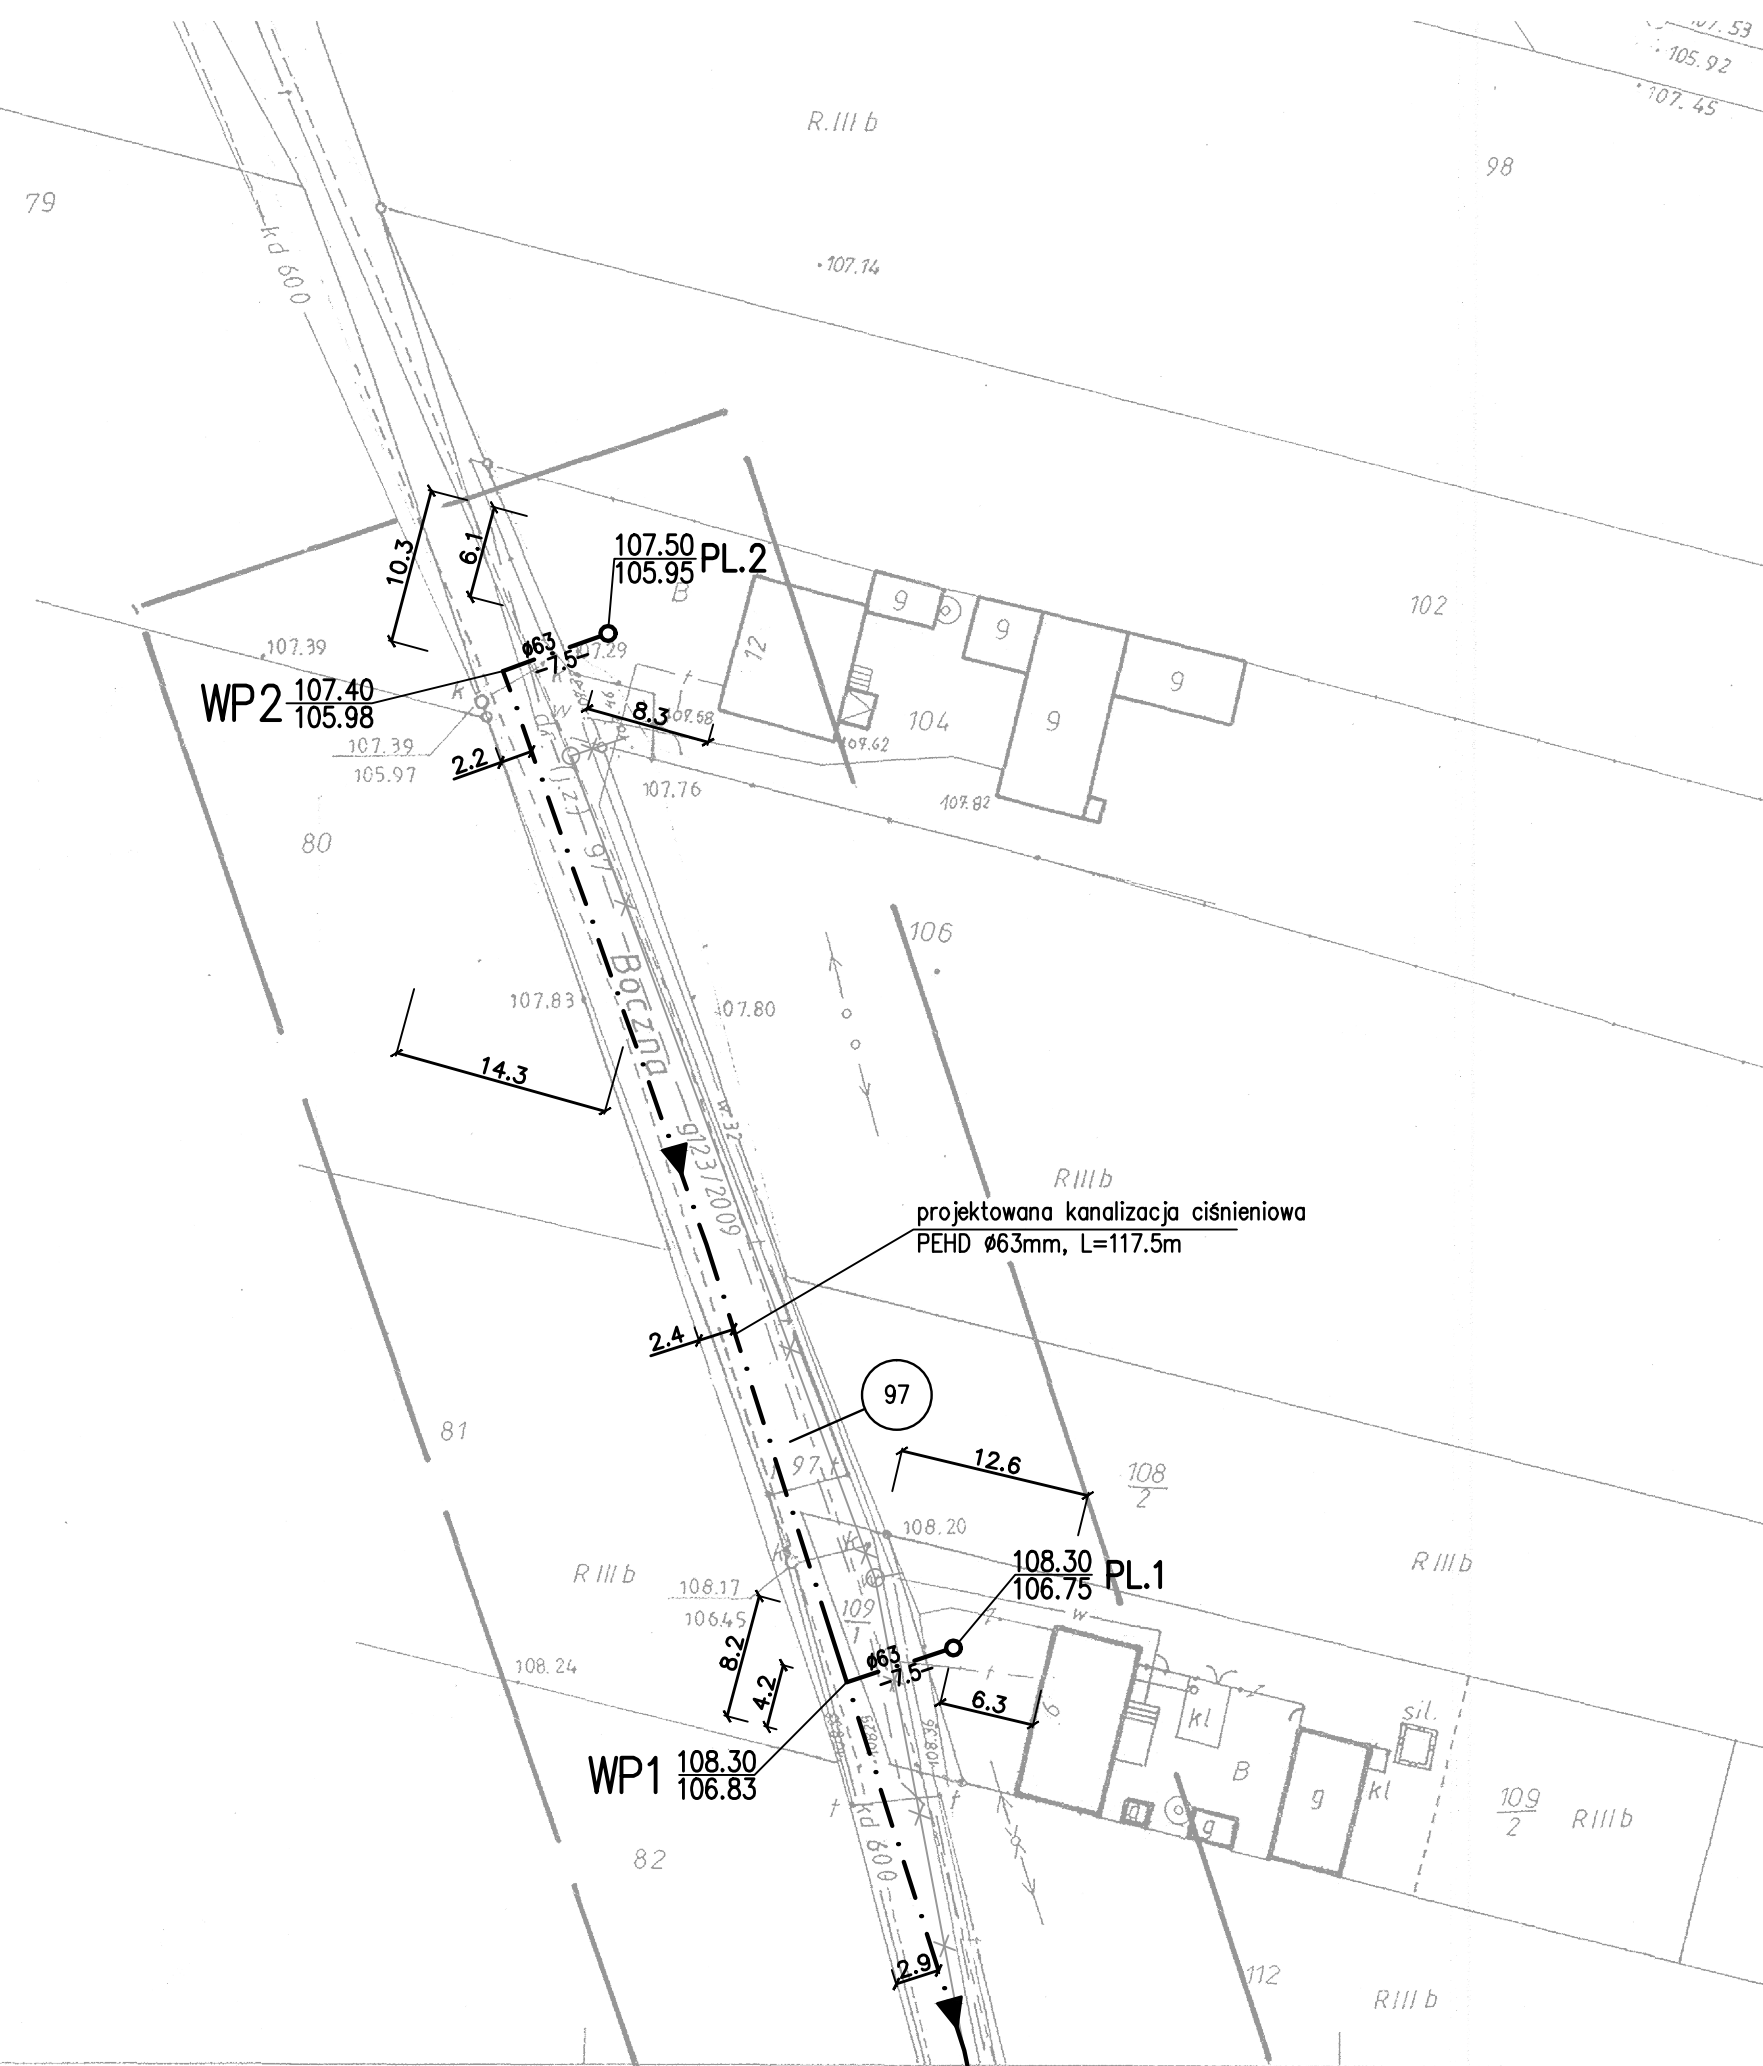

LEGENDA

- PROJEKTOWANA KANALIZACJA SANITARNA GRAWITACYJNA PCW
- KANALIZACJA SANITARNA GRAWITACYJNA UZGODNIONA OPINIĄ ZUDP NR 14/2006 DO WYKREŚLENIA
- PROJEKTOWANA KANALIZACJA CIŚNIENIOWA PEHD Ø63 SDR17
- PROJEKTOWANY PRZYKANALIK SANITARNY GRAWITACYJNY PCW
- ISTNIEJĄCY WODOCIĄG
- ISTNIEJĄCY KABEL TELEKOMUNIKACYJNY
- ISTNIEJĄCY KABEL ENERGETYCZNY eNN
- ISTNIEJĄCA LINIA ENERGETYCZNA eNN - NAPOWETRZNA
- PROJEKTOWANA SIĘĆ GAZOWA UZGODNIONA OPINIĄ ZUDP NR g123/2009
- NR EWIDENCYJNY DZIAŁKI OBJĘTEJ OPRACOWANIEM
- ZASIĘG AKTUALIZACJI GEODEZYJNEJ

UWAGA:

1. PRZYKANALIKI ZAKOŃCZYĆ STUDZIENKĄ DN 400 mm.
W miejscach nienormatywnych zbliżeń do projektowanego i istniejącego uzbrojenia podziemnego zakończyć zasłepką na granicy działki
2. SPADKI DOPASOWAĆ DO RZECZYWISTEGO ZAGŁĘBIENIA KOLIZYJNYCH PRZEWODÓW

 ZAKŁAD OBSŁUGI BUDOWNICTWA KOLEKTOR S E R W I S 64-100 LESZNO, ul. Grodzka 1 tel/fax (0-65) 528-71-31	ZAMAWIAJĄCY INWESTOR GMINA OSIECZNA UL. POWSTAŃCÓW WIELKOPOLSKICH 6 64-113 OSIECZNA OBIEKT I TREŚĆ RYSUNKU			
	BUDOWA SIĘCI KANALIZACJI SANITARNEJ WRAZ Z PRZEPOMPNIAMI W MIEJSCOWOŚCI KĄKOLEWO - V ETAP PROJEKT ZAGOSPODAROWANIA TERENU			
ZESPÓŁ PROJEKTOWY mgr inż. K. JANIĄK uprawnienia projektowe nr 675/85/Lo specjalność instalacyjno - inżynierska członek WOBIS w Poznaniu nr ewid. WKP/IS/1611/01	PODPIS	SKALA 1 : 500	NUMER RYSUNKU 03.02	
ASYSTENT inż. Ł. JANIĄK	DATA OPRACOWANIA 06.2010	BRANŻA IS	STADIUM PB/PW	NR OBIEKTU I

ŁĄCZY RYS. 03.01