


Usługi Geodezyjno-Kartograficzne
"GEO-POZIOM" Sp.c.
 ul. Holenderska 4/5, 64-100 LESZNO
 tel. 0-608 527 025, 0-603 997 013
 NIP 6972121378 REGON:411541166

GEODETA UPRAWNIONY
Wojciech Jakubowski
 upr. zawod. nr 6926

ŁĄCZY RYS. 03.04

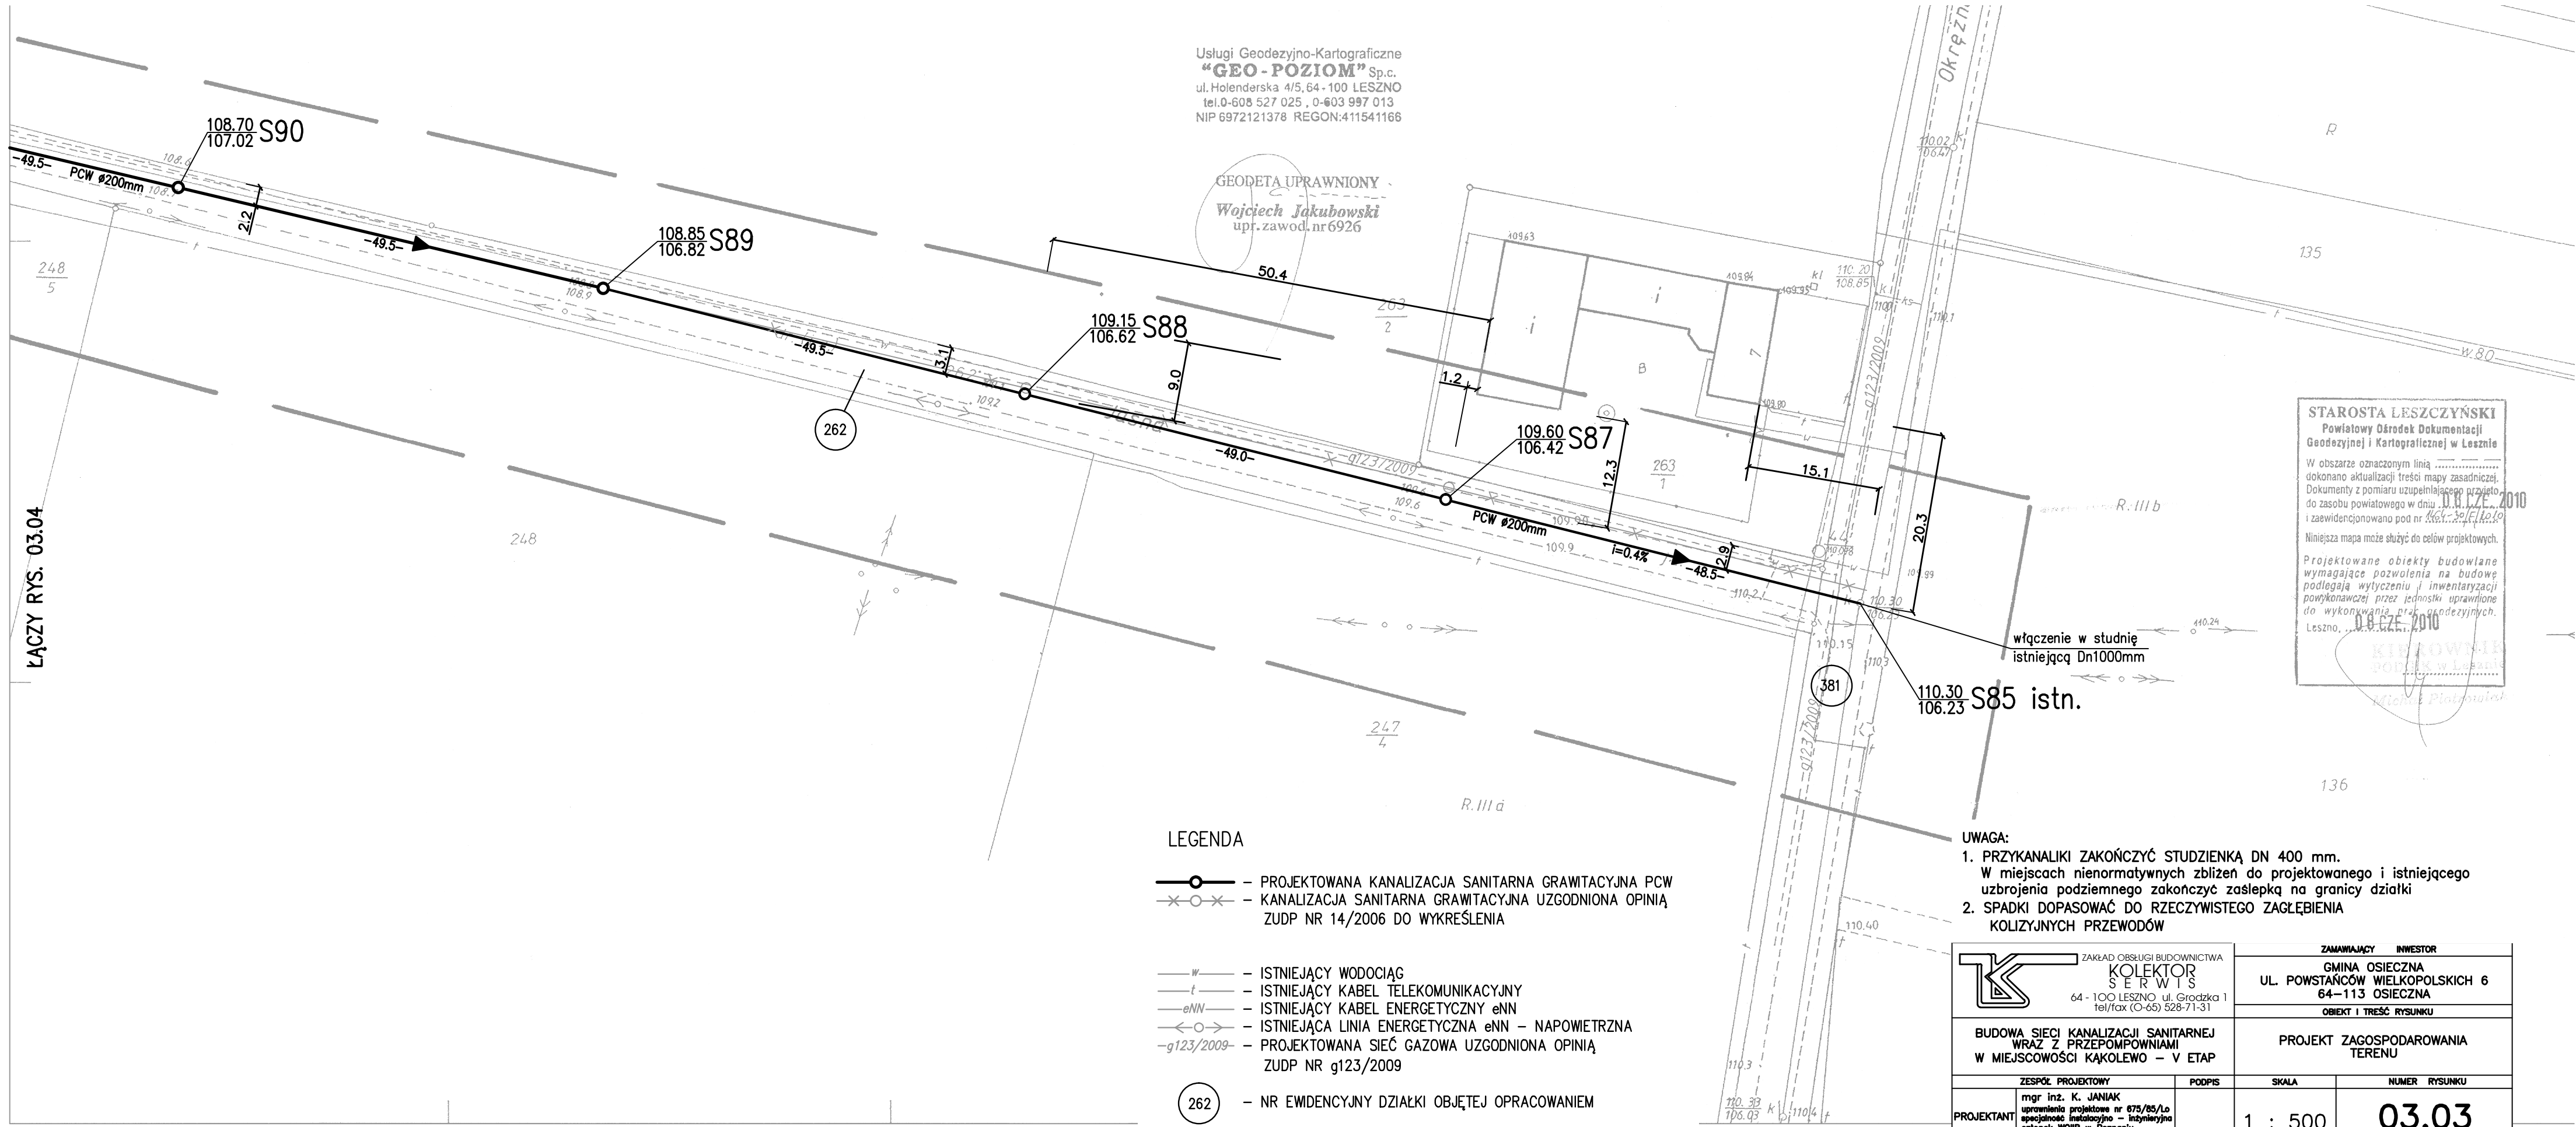

LEGENDA

- PROJEKTOWANA KANALIZACJA SANITARNA GRAWITACYJNA PCW
- KANALIZACJA SANITARNA GRAWITACYJNA UZGODNIONA OPINIĄ ZUDP NR 14/2006 DO WYKREŚLENIA
- ISTNIEJĄCY WODOCIĄG
- ISTNIEJĄCY KABEL TELEKOMUNIKACYJNY
- ISTNIEJĄCY KABEL ENERGETYCZNY eNN
- ISTNIEJĄCA LINIA ENERGETYCZNA eNN - NAPIĘTRZNA
- PROJEKTOWANA SIĘĆ GAZOWA UZGODNIONA OPINIĄ ZUDP NR g123/2009
- NR EWIDENCYJNY DZIAŁKI OBJĘTEJ OPRACOWANIEM
- ZASIĘG AKTUALIZACJI GEODEZYJNEJ

UWAGA:

1. PRZYKANALIKI ZAKOŃCZYĆ STUDZIENKĄ DN 400 mm. W miejscach nienormalnych zbliżeń do projektowanego i istniejącego uzbrojenia podziemnego zakończyć zasłepką na granicy działki
2. SPADKI DOPASOWAĆ DO RZECZYWISTEGO ZAGŁĘBIENIA KOLIZYJNYCH PRZEWODÓW

STAROSTA LESZCZYŃSKI
 Powiatowy Działek Dokumentacji
 Geodezyjnej i Kartograficznej w Lesznie

W obszarze oznaczonym linią dokonano aktualizacji treści mapy zasadniczej. Dokumenty z pomiaru uzupełniającego przyjęto do zasobu powiatowego w dniu 08.07.2010 i zaewidencjonowano pod nr 864/2010/12.10

Niniejsza mapa może służyć do celów projektowych.

Projektowane obiekty budowlane wymagające pozwolenia na budowę podlegają wytyczeniu i inwentaryzacji powykonawczej przez jednostki uprawnione do wykonywania prac geodezyjnych. Leszno, 08.07.2010

Mieczysław Piłkowski

 ZAKŁAD OBSŁUGI BUDOWNICTWA KOLEKTOR SERWIS 64-100 LESZNO ul. Grodzka 1 tel/fax (0-65) 528-71-31	ZAMAWIAJĄCY INWESTOR GMINA OSIECZNA UL. POWSTAŃCÓW WIELKOPOLSKICH 6 64-113 OSIECZNA	
	BUDOWA SIECI KANALIZACJI SANITARNEJ WRAZ Z PRZEPOMPOWNIAMI W MIEJSCOWOŚCI KĄKOLEWO - V ETAP	
PROJEKT ZAGOSPODAROWANIA TERENU		OBIEKT I TREŚĆ RYSUNKU
ZESPÓŁ PROJEKTOWY mgr inż. K. JANIĄK uprawnienia projektowe nr 675/85/Lo specjalność instalacyjno - inżynierska członek WOIIB w Poznaniu nr ewid. WKP/IS/1811/01	PODPIS 	SKALA 1 : 500
PROJEKTANT	NUMER RYSUNKU 03.03	DATA OPRACOWANIA 06.2010
ASYSYNT inż. Ł. JANIĄK	BRANŻA IS	STADIUM PB/PW
ASYSYNT mgr inż. T. RZEŹNIK	NR OBIEKTU I	