


Mapa sytuacyjno – wysokościowa
Skala 1:500

Województwo: wielkopolskie
Gmina: Osieczna
Obręb: Kąkolewo
Ulica: Wesota
Działka: 198

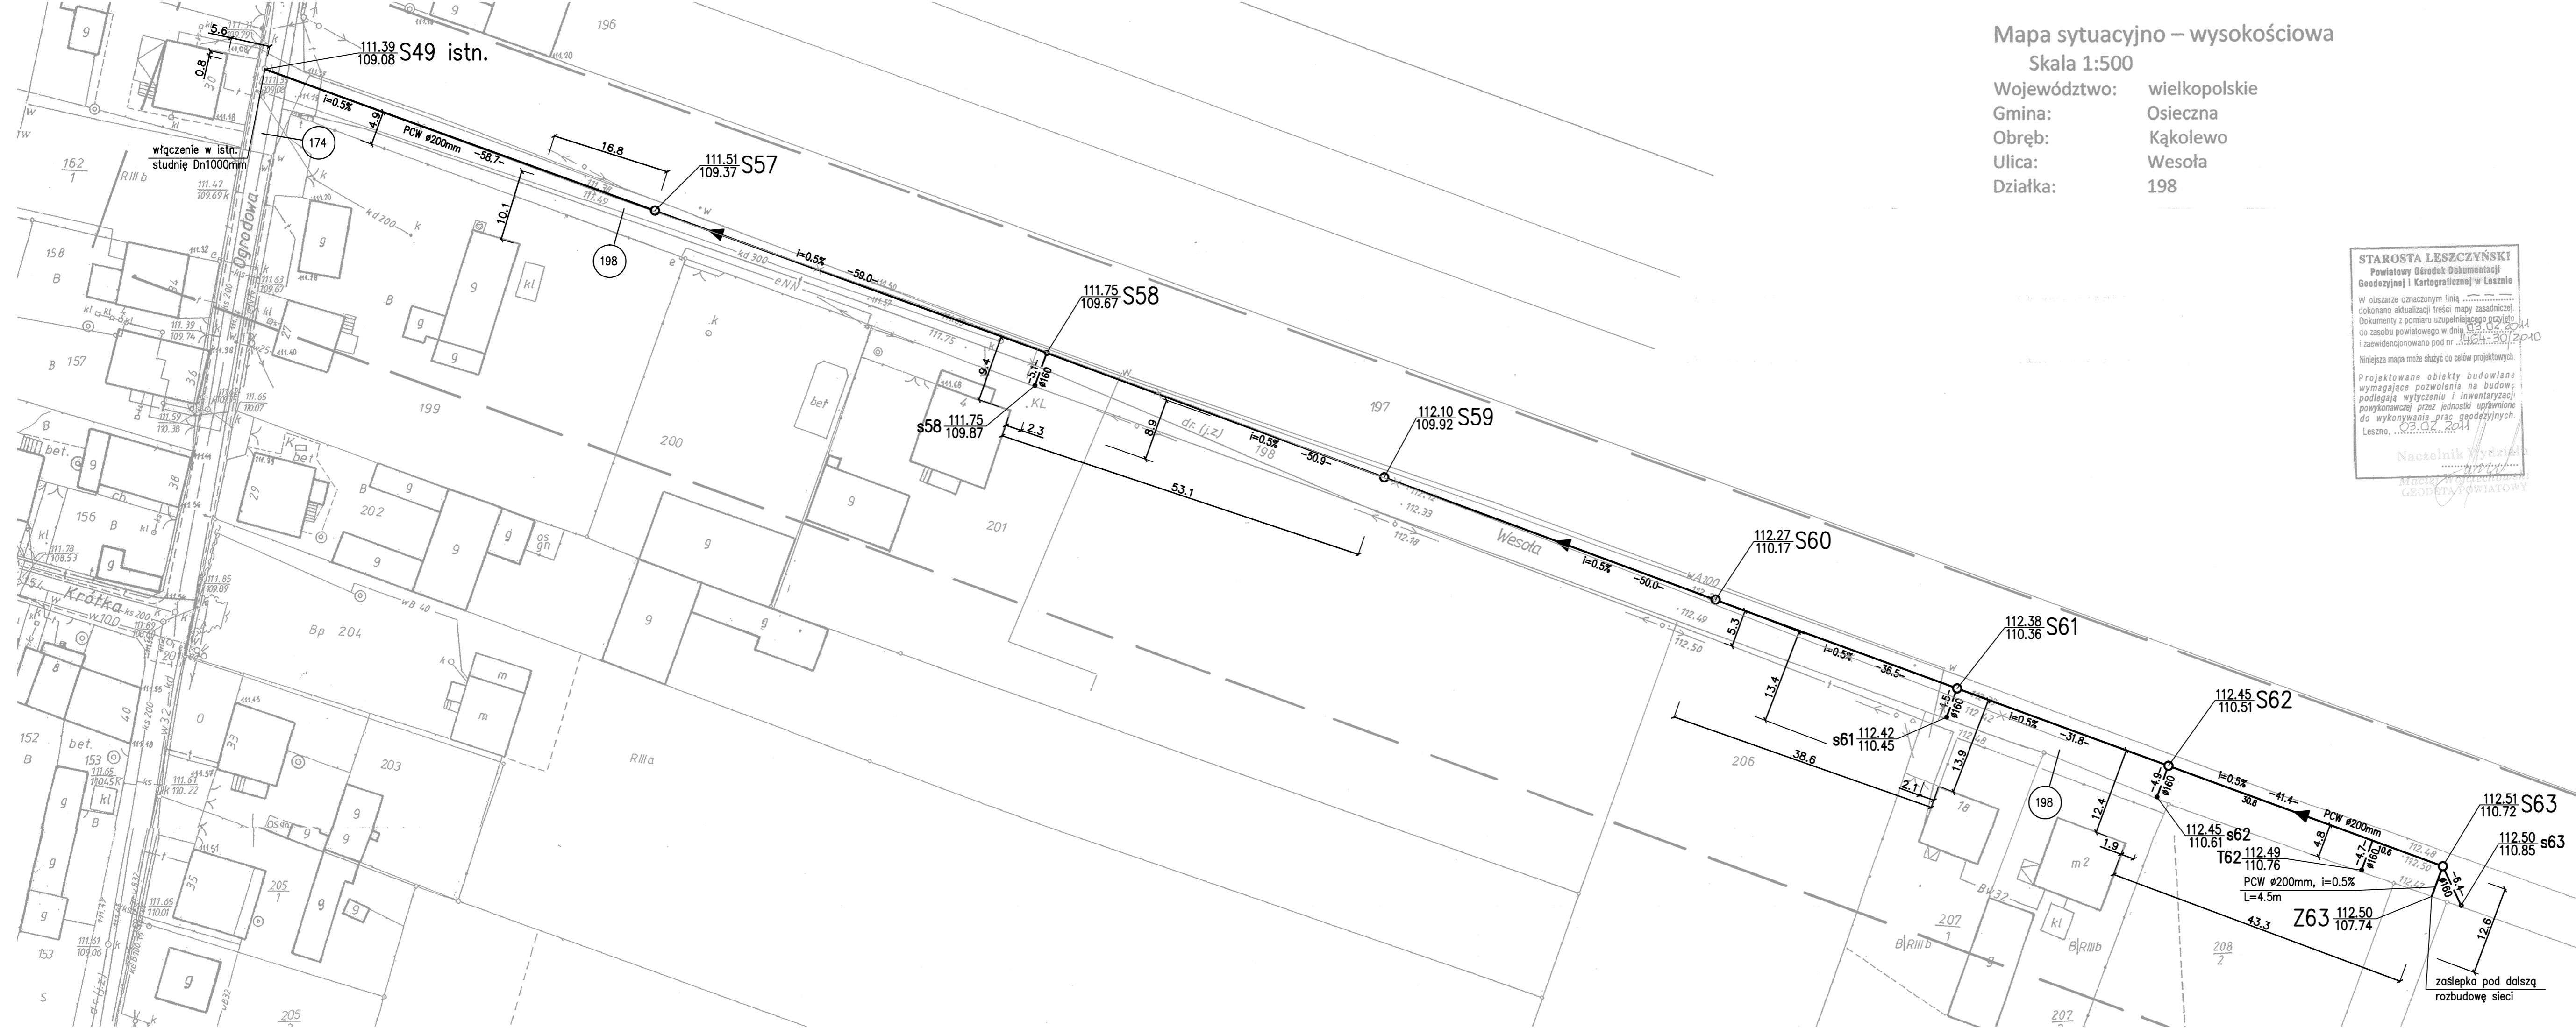

STAROSTA LESZCZYŃSKI
Powiatowy Ośrodek Dokumentacji
Geodezyjnej i Kartograficznej w Lesznie

W obszarze oznaczonym linią
dokonano aktualizacji treści mapy zasadniczej.
Dokumenty z pomiaru uzupełniającego przyjęte
do zasobu powiatowego w dniu 03.02.2011
i zaewidencjonowano pod nr. 03.02.2011

Niniejsza mapa może służyć do celów projektowych.
Projektowane obiekty budowlane
wymagające pozwolenia na budowę
podlegają wyliczeniu i inwentaryzacji
powyższej przez jednostki uprawnione
do wykonywania prac geodezyjnych.
Leszno, 03.02.2011

Naczelnik Wydziału
Maciej Wójcik
GEODEZJA POWIATOWA

LEGENDA

- PROJEKTOWANA KANALIZACJA SANITARNA GRAWITACYJNA PCW
- KANALIZACJA SANITARNA GRAWITACYJNA UZGODNIONA OPINIĄ ZUDP NR 14/2006 DO WYKREŚLENIA
- PROJEKTOWANY PRZYKANALIK SANITARNY GRAWITACYJNY PCW
- ISTNIEJĄCY WODOCIĄG
- ISTNIEJĄCY KABEL TELEKOMUNIKACYJNY
- ISTNIEJĄCY KABEL ENERGETYCZNY eNN
- ISTNIEJĄCA LINIA ENERGETYCZNA eNN - NAPIĘCIOWA
- ISTNIEJĄCA KANALIZACJA DESZCZOWA
- NR EWIDENCYJNY DZIAŁKI OBJĘTEJ OPRACOWANIEM
- ZASIĘG AKTUALYZACJI GEODEZYJNEJ

UWAGA:

1. PRZYKANALIKI ZAKOŃCZYĆ STUDIENKĄ DN 400 mm.
W miejscach nienormalnych zbliżeń do projektowanego i istniejącego uzbrojenia podziemnego zakończyć zaślepką na granicy działki
2. SPADKI DOPASOWAĆ DO RZECZYWISTEGO ZAGŁĘBIENIA KOLIZYJNYCH PRZEWODÓW

 ZAKŁAD OBSŁUGI BUDOWNICTWA KOLEKTOR S E R W I S 64-100 LESZNO ul. Grodzka 1 tel/fax (0-65) 528-71-31	ZAMAWIAJĄCY INWESTOR	
	GMINA OSIECZNA UL. POWSTAŃCÓW WIELKOPOLSKICH 6 64-113 OSIECZNA OBIEKT I TREŚĆ RYSUNKU	
BUDOWA SIECI KANALIZACJI SANITARNEJ WRAZ Z PRZEPOMPOWNIAMI W MIEJSCOWOŚCI KĄKOLEWO - V ETAP		PROJEKT ZAGOSPODAROWANIA TERENU
ZESPÓŁ PROJEKTOWY	PODPIS	SKALA
mgr inż. K. JANIĄK uprawnienia projektowe nr 675/85/Lo specjalność instalacyjno - inżynierska członek WOIIB w Poznaniu nr ewd. WKP/IS/1811/01		1 : 500
PROJEKTANT		NUMER RYSUNKU
ASYSTENT	mgr inż. T. RZEŹNIK	03.06.1
ASYSTENT		DATA OPRACOWANIA
		06.2010
		BRANŻA
		IS
		STADIUM
		PB/PW
		NR OBIEKTU
		1

zaślepka pod dalszą
rozbudowę sieci