


MAPA DO CELÓW PROJEKTOWYCH		
Oznaczenie kancelaryjne zgłoszonej pracy geodezyjnej	GN.VII.6640.113.2015	
Nazwa miejscowości	Kąkolewo	
Jednostka ewidencyjna	identyfikator	301303_5
	nazwa	Osieczna
Obręb ewidencyjny	identyfikator	0006
	nazwa	Kąkolewo
Skala mapy	1:500	
Nazwa układu współrzędnych	prostokątnych płaskich	1965 strefa 4
	układu wysokości	Kronstadt 60
Oznaczenie granic obszaru, który był przedmiotem aktualizacji	---	
Słuźebności gruntowe mające wpływ na zagospodarowanie gruntów zlokalizowanych w granicach projektowanej inwestycji	nie badano	
data	17.02.2015r.	
<p>"PART-GEO" Kartografia, Geodezja, Nieruchomości Justyna Sobol ul. Holenderska 9/3, 64-100 Leszno tel. 0 507 657 139 REGON.300923729 NIP 697-125-87-50 nazwa/imię i nazwisko wykonawcy</p>		
<p>GEODETA UPRAWNIONY Justyna Sobol uprawnienie nr. 24122 64-100 Leszno, ul. Holenderska 9/3 tel. 507-657-139</p>		
imię i nazwisko geodety uprawnionego, nr uprawnień oraz podpis geodety, który opracował mapę		
<p>Nie wyklucza się istnienia w terenie innych nie wykazanych na niniejszej mapie urządzeń podziemnych, które nie były zgłoszone do inwentaryzacji lub o których brak jest informacji w instytucjach branżowych</p>		

Poświadczam, że niniejszy dokument został opracowany w wyniku prac geodezyjnych i kartograficznych, których rezultaty zawiera operat techniczny wpisany do ewidencji materiałów państwowego zasobu geodezyjnego i kartograficznego

STAROSTA LESZCZYŃSKI

P.3013.2015.405
(data wygaśnięcia uprawnień: 2015-02-20)

KIEROWNIK
PODZIAK w Lesznie
Piotr Mańkowski

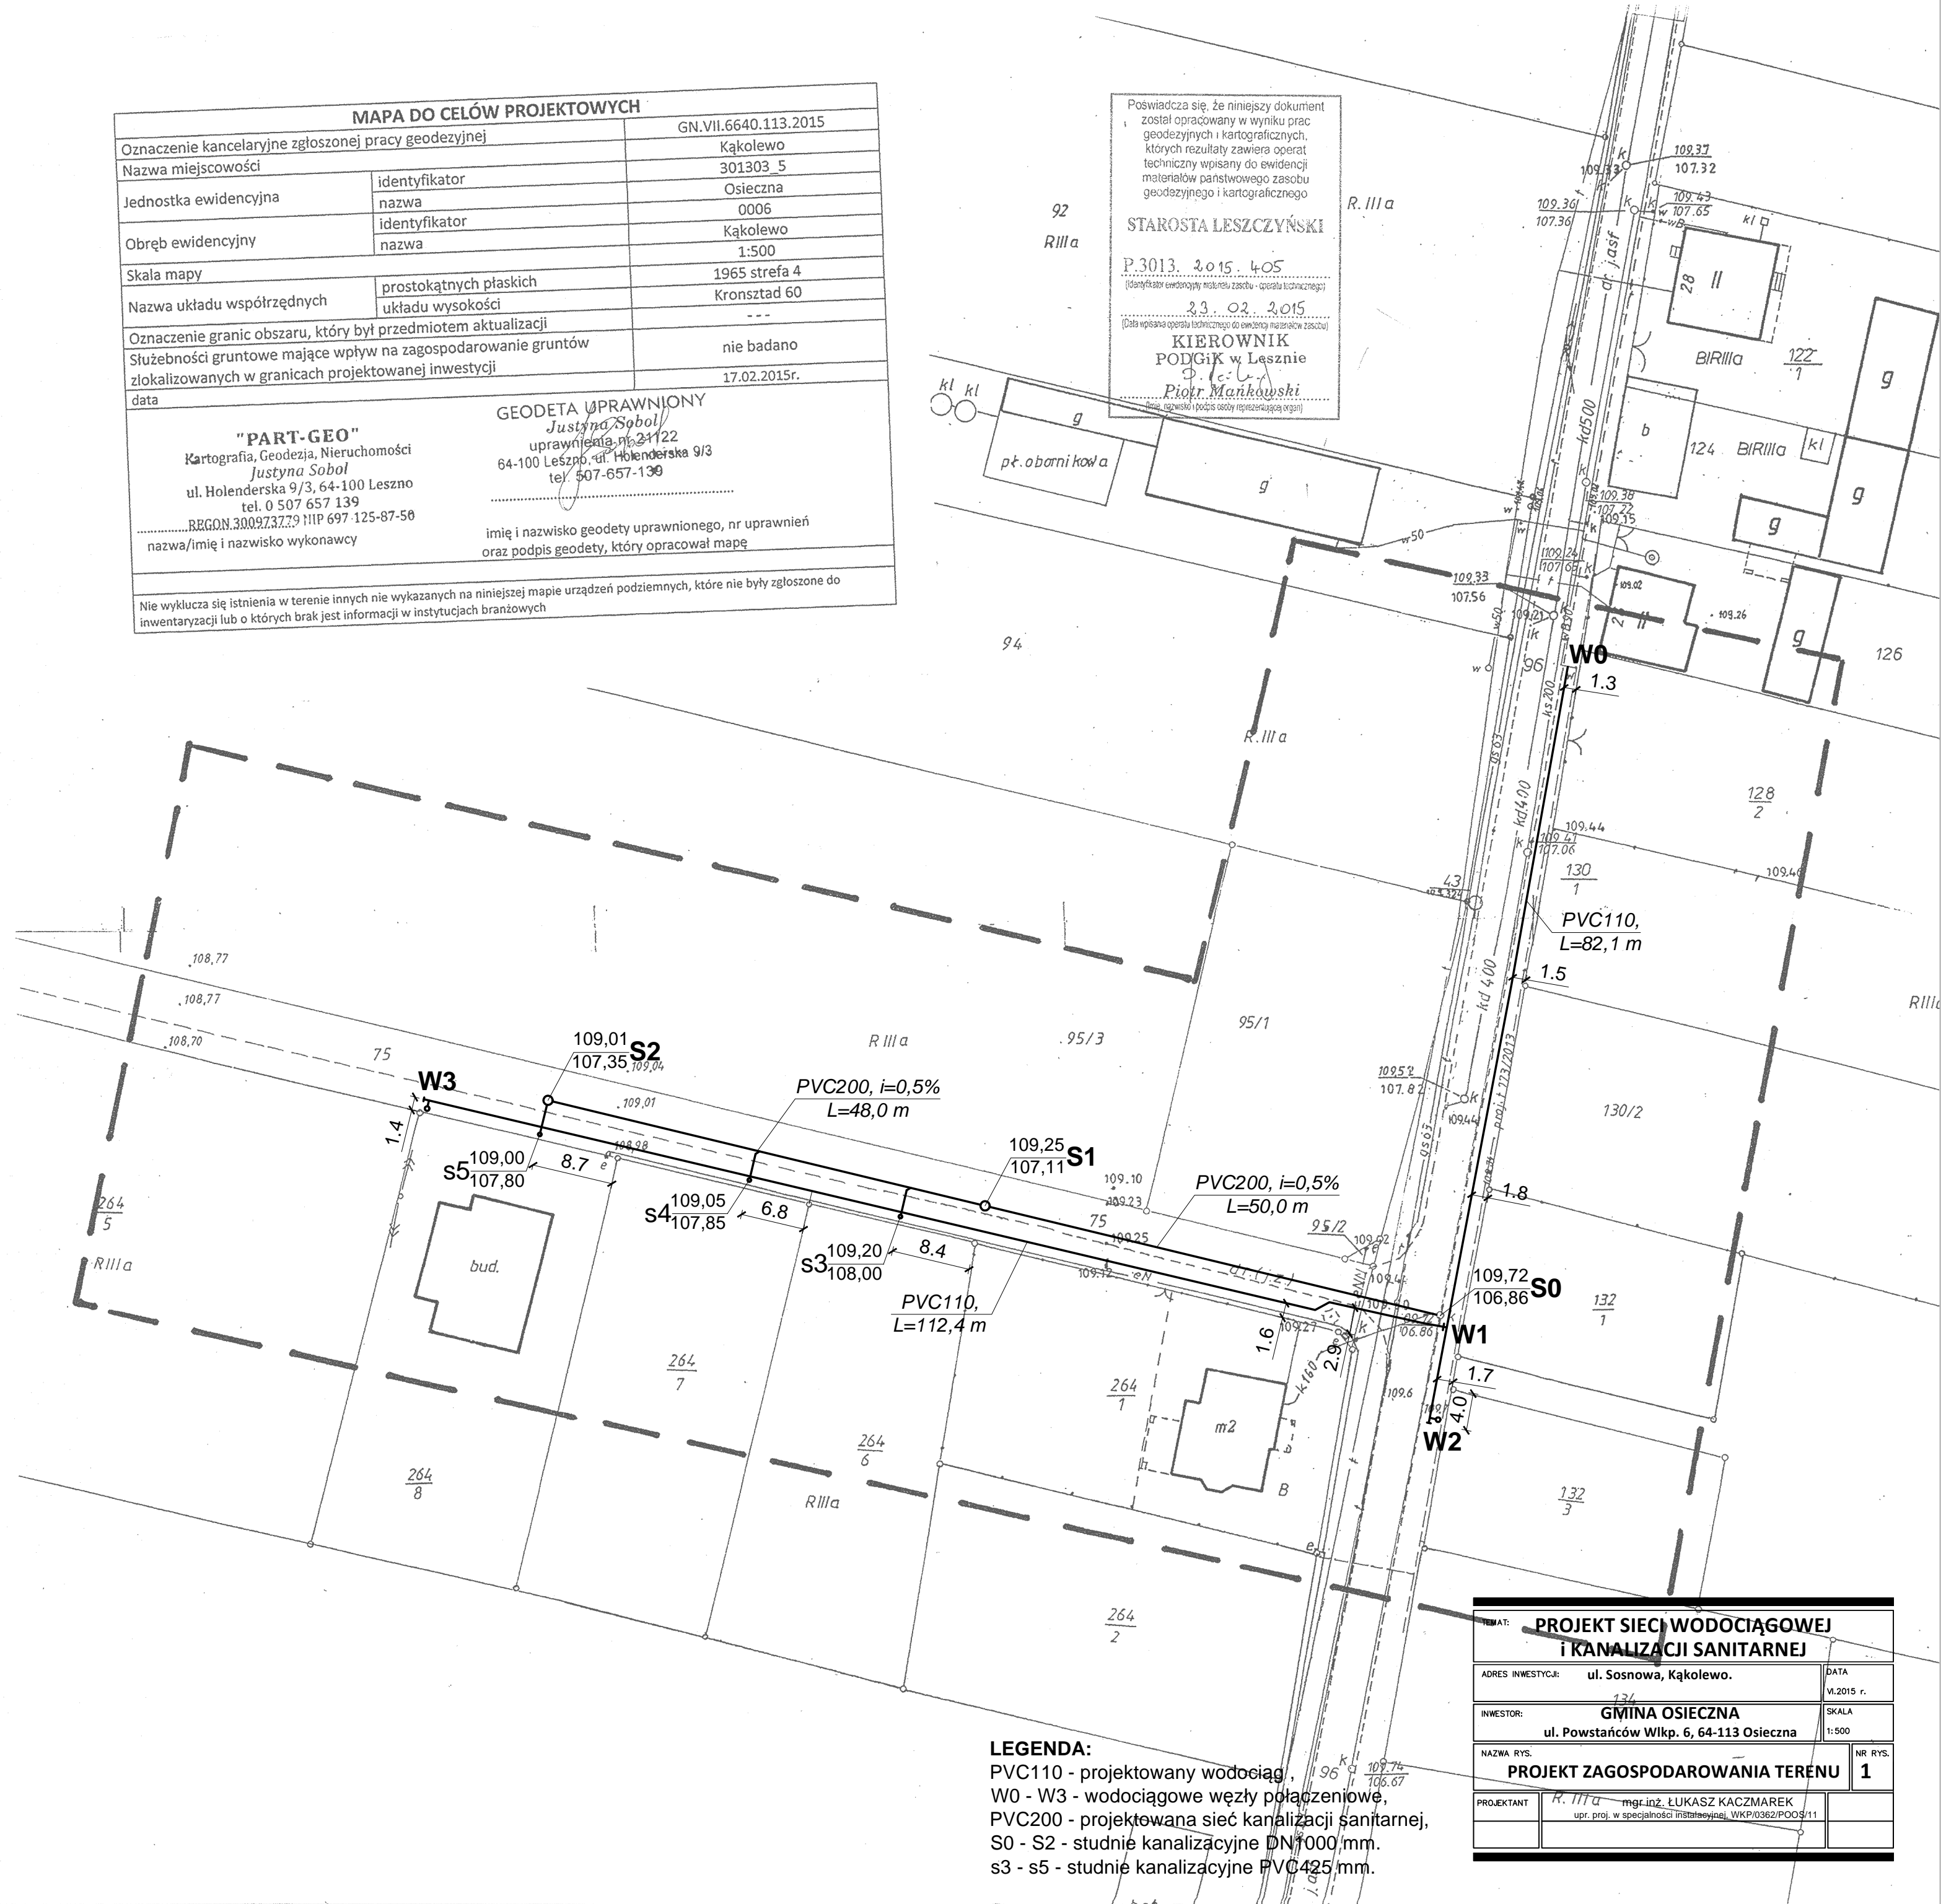

LEGENDA:
 PVC110 - projektowany wodociąg,
 W0 - W3 - wodociągowe węzły połączeniowe,
 PVC200 - projektowana sieć kanalizacji sanitarnej,
 S0 - S2 - studnie kanalizacyjne DN1000 mm,
 S3 - S5 - studnie kanalizacyjne PVC425 mm.

Tytuł: PROJEKT SIECI WODOCIĄGOWEJ I KANALIZACJI SANITARNEJ		
ADRES INWESTYCJI:	ul. Sosnowa, Kąkolewo.	DATA: V.2015 r.
INWESTOR:	GMINA OSIECZNA ul. Powstańców Wlkp. 6, 64-113 Osieczna	SKALA: 1:500
NAZWA RYS.	PROJEKT ZAGOSPODAROWANIA TERENU	NR RYS. 1
PROJEKTANT:	mgr inż. LUKASZ KACZMAREK upr. proj. w specjalności inżynierskiej, WKP/0362/PO02/11	