

MAPA DO CELÓW PROJEKTOWYCH

Oznaczenie kancelaryjne zgłoszonej pracy geodezyjnej		GN.VII.6640.113.2015
Nazwa miejscowości		Kąkolewo
Jednostka ewidencyjna	identyfikator	301303_5
	nazwa	Osieczna
Obręb ewidencyjny	identyfikator	0006
	nazwa	Kąkolewo
Skala mapy		1:500
Nazwa układu współrzędnych	prostokątnych płaskich	1965 strefa 4
	układu wysokości	Kronstadt 60
Oznaczenie granic obszaru, który był przedmiotem aktualizacji		- - -
Służebności gruntowe mające wpływ na zagospodarowanie gruntów zlokalizowanych w granicach projektowanej inwestycji		nie badano
Kontur użytku gruntowego, który nie jest ujawniony w bazie danych ewidencji gruntów i budynków		-
<p>"PART-GEO" Kartografia, Geodezja, Nieruchomości Justyna Sobol ul. Holenderska 9/3, 64-100 Leszno tel. 0 507 657 139 REGON 300973779 NIP 697-125-87-50</p>		
<p>GEODETA UPRAWNIONY Justyna Sobol uprawnienia nr 21122 64-100 Leszno, ul. Holenderska 9/3 tel. 507-657-139</p>		
nazwa/imię i nazwisko wykonawcy uprawnień		imię i nazwisko geodety uprawnionego, nr
mapę		oraz data i podpis geodety, który opracował
<p>Nie wyklucza się istnienia w terenie innych nie wykazanych na niniejszej mapie urządzeń podziemnych, które nie były zgłoszone do inwentaryzacji lub o których brak jest informacji w instytucjach branżowych</p>		

Poświadczam, że niniejszy dokument został opracowany w wyniku prac geodezyjnych i kartograficznych, których rezultaty zawiera operat techniczny wpisany do ewidencji materiałów państwowego zasobu geodezyjnego i kartograficznego


STAROSTA LESZCZYŃSKI

P.3013.2015.423
(Identyfikator ewidencyjny materiału zasobu - operatu technicznego)

2015-03-04
(Data wpisania operatu technicznego do ewidencji materiałów zasobu)

SPECJALISTA

Michał Piotrowski
(Imię, nazwisko i pozycja osoby reprezentującej organ)

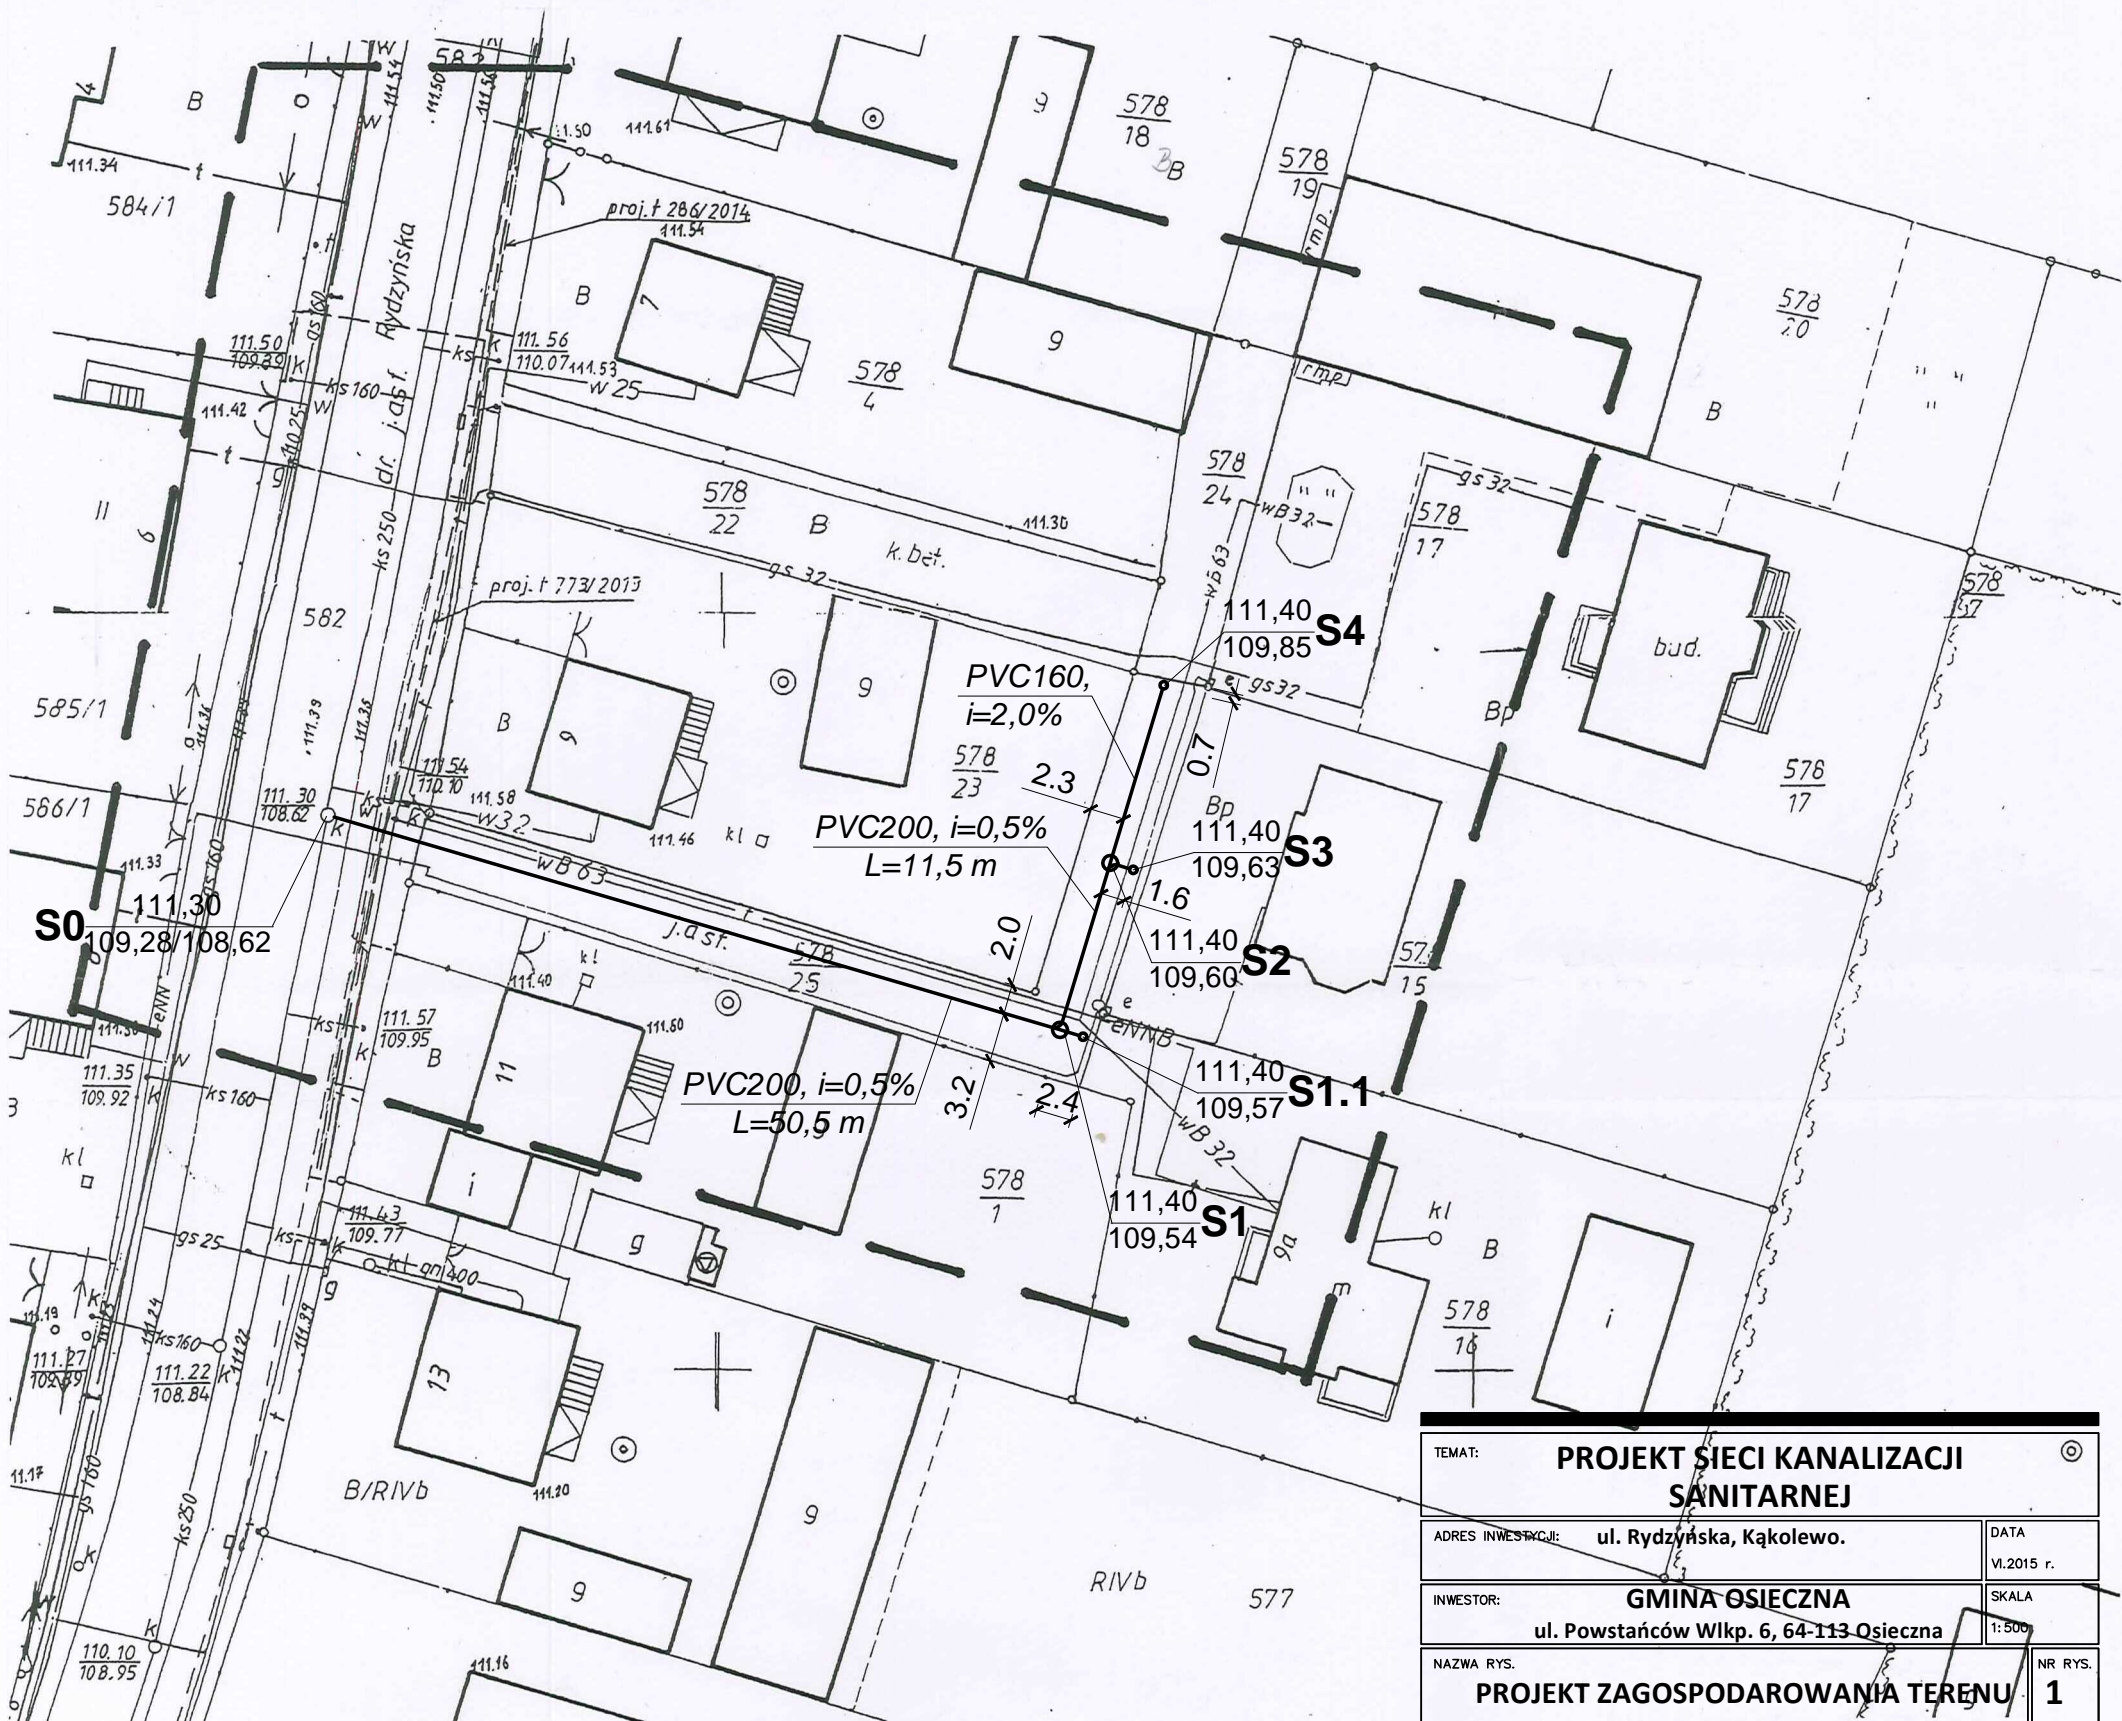

TEMAT: PROJEKT SIECI KANALIZACJI SANITARNEJ		
ADRES INWESTYCJI: ul. Rydzińska, Kąkolewo.	DATA: VI.2015 r.	
INWESTOR: GINA OSIECZNA ul. Powstańców Wlkp. 6, 64-113 Osieczna	SKALA: 1:500	
NAZWA RYS.: PROJEKT ZAGOSPODAROWANIA TERENU	NR RYS.: 1	
PROJEKTANT: mgr inż. ŁUKASZ KACZMAREK upr. proj. w specjalności instalacyjnej, WKP/0362/POOS/11		