


MAPA DO CELÓW PROJEKTOWYCH		
Oznaczenie kancelaryjne zgłoszonej pracy geodezyjnej		GN.VII.6640.113.2015
Nazwa miejscowości		Kąkolewo
Jednostka ewidencyjna	identyfikator	301303_5
	nazwa	Osieczna
Obręb ewidencyjny	identyfikator	0006
	nazwa	Kąkolewo
Skala mapy		1:500
Nazwa układu współrzędnych	prostokątnych płaskich	1965 strefa 4
	układu wysokości	Kronsztad 60
Oznaczenie granic obszaru, który był przedmiotem aktualizacji		
Służebności gruntowe mające wpływ na zagospodarowanie gruntów zlokalizowanych w granicach projektowanej inwestycji		nie badano
data		20.02.2015r.
<p>"PART-GEO" Kartografia, Geodezia, Nieruchomości Justyna Sobol ul. Holenderska 9/3, 64-100 Leszno tel. 0 507 657 134 REGON 300973779 NIP 67-125-87-50</p>		
<p>GEODETA UPRAWNIONY Justyna Sobol uprawnienie nr 21122 64-100 Leszno, ul. Holenderska 9/3 tel. 507.657.134</p>		
nazwa/imię i nazwisko wykonawcy		imię i nazwisko geodety uprawnionego, nr uprawnień oraz podpis geodety, który opracował mapę
<p>Nie wyklucza się istnienia w terenie innych nie wykazanych na niniejszej mapie urządzeń podziemnych, które nie były zgłoszone do inwentaryzacji lub o których brak jest informacji w instytucjach branżowych</p>		

Poświadczam, że niniejszy dokument
 został opracowany w wyniku prac
 geodezyjnych i kartograficznych,
 których rezultaty zawiera operat
 techniczny wpisany do ewidencji
 materiałów państwowego zasobu
 geodezyjnego i kartograficznego

STAROSTA LESZCZYŃSKI
 P.3013. 2015. 423
 (dotyczy prac geodezyjnych i kartograficznych)
 2015-03-04
 (dotyczy uprawnień i uprawnień geodety)

SPECJALISTA
 (dotyczy uprawnień i uprawnień geodety)

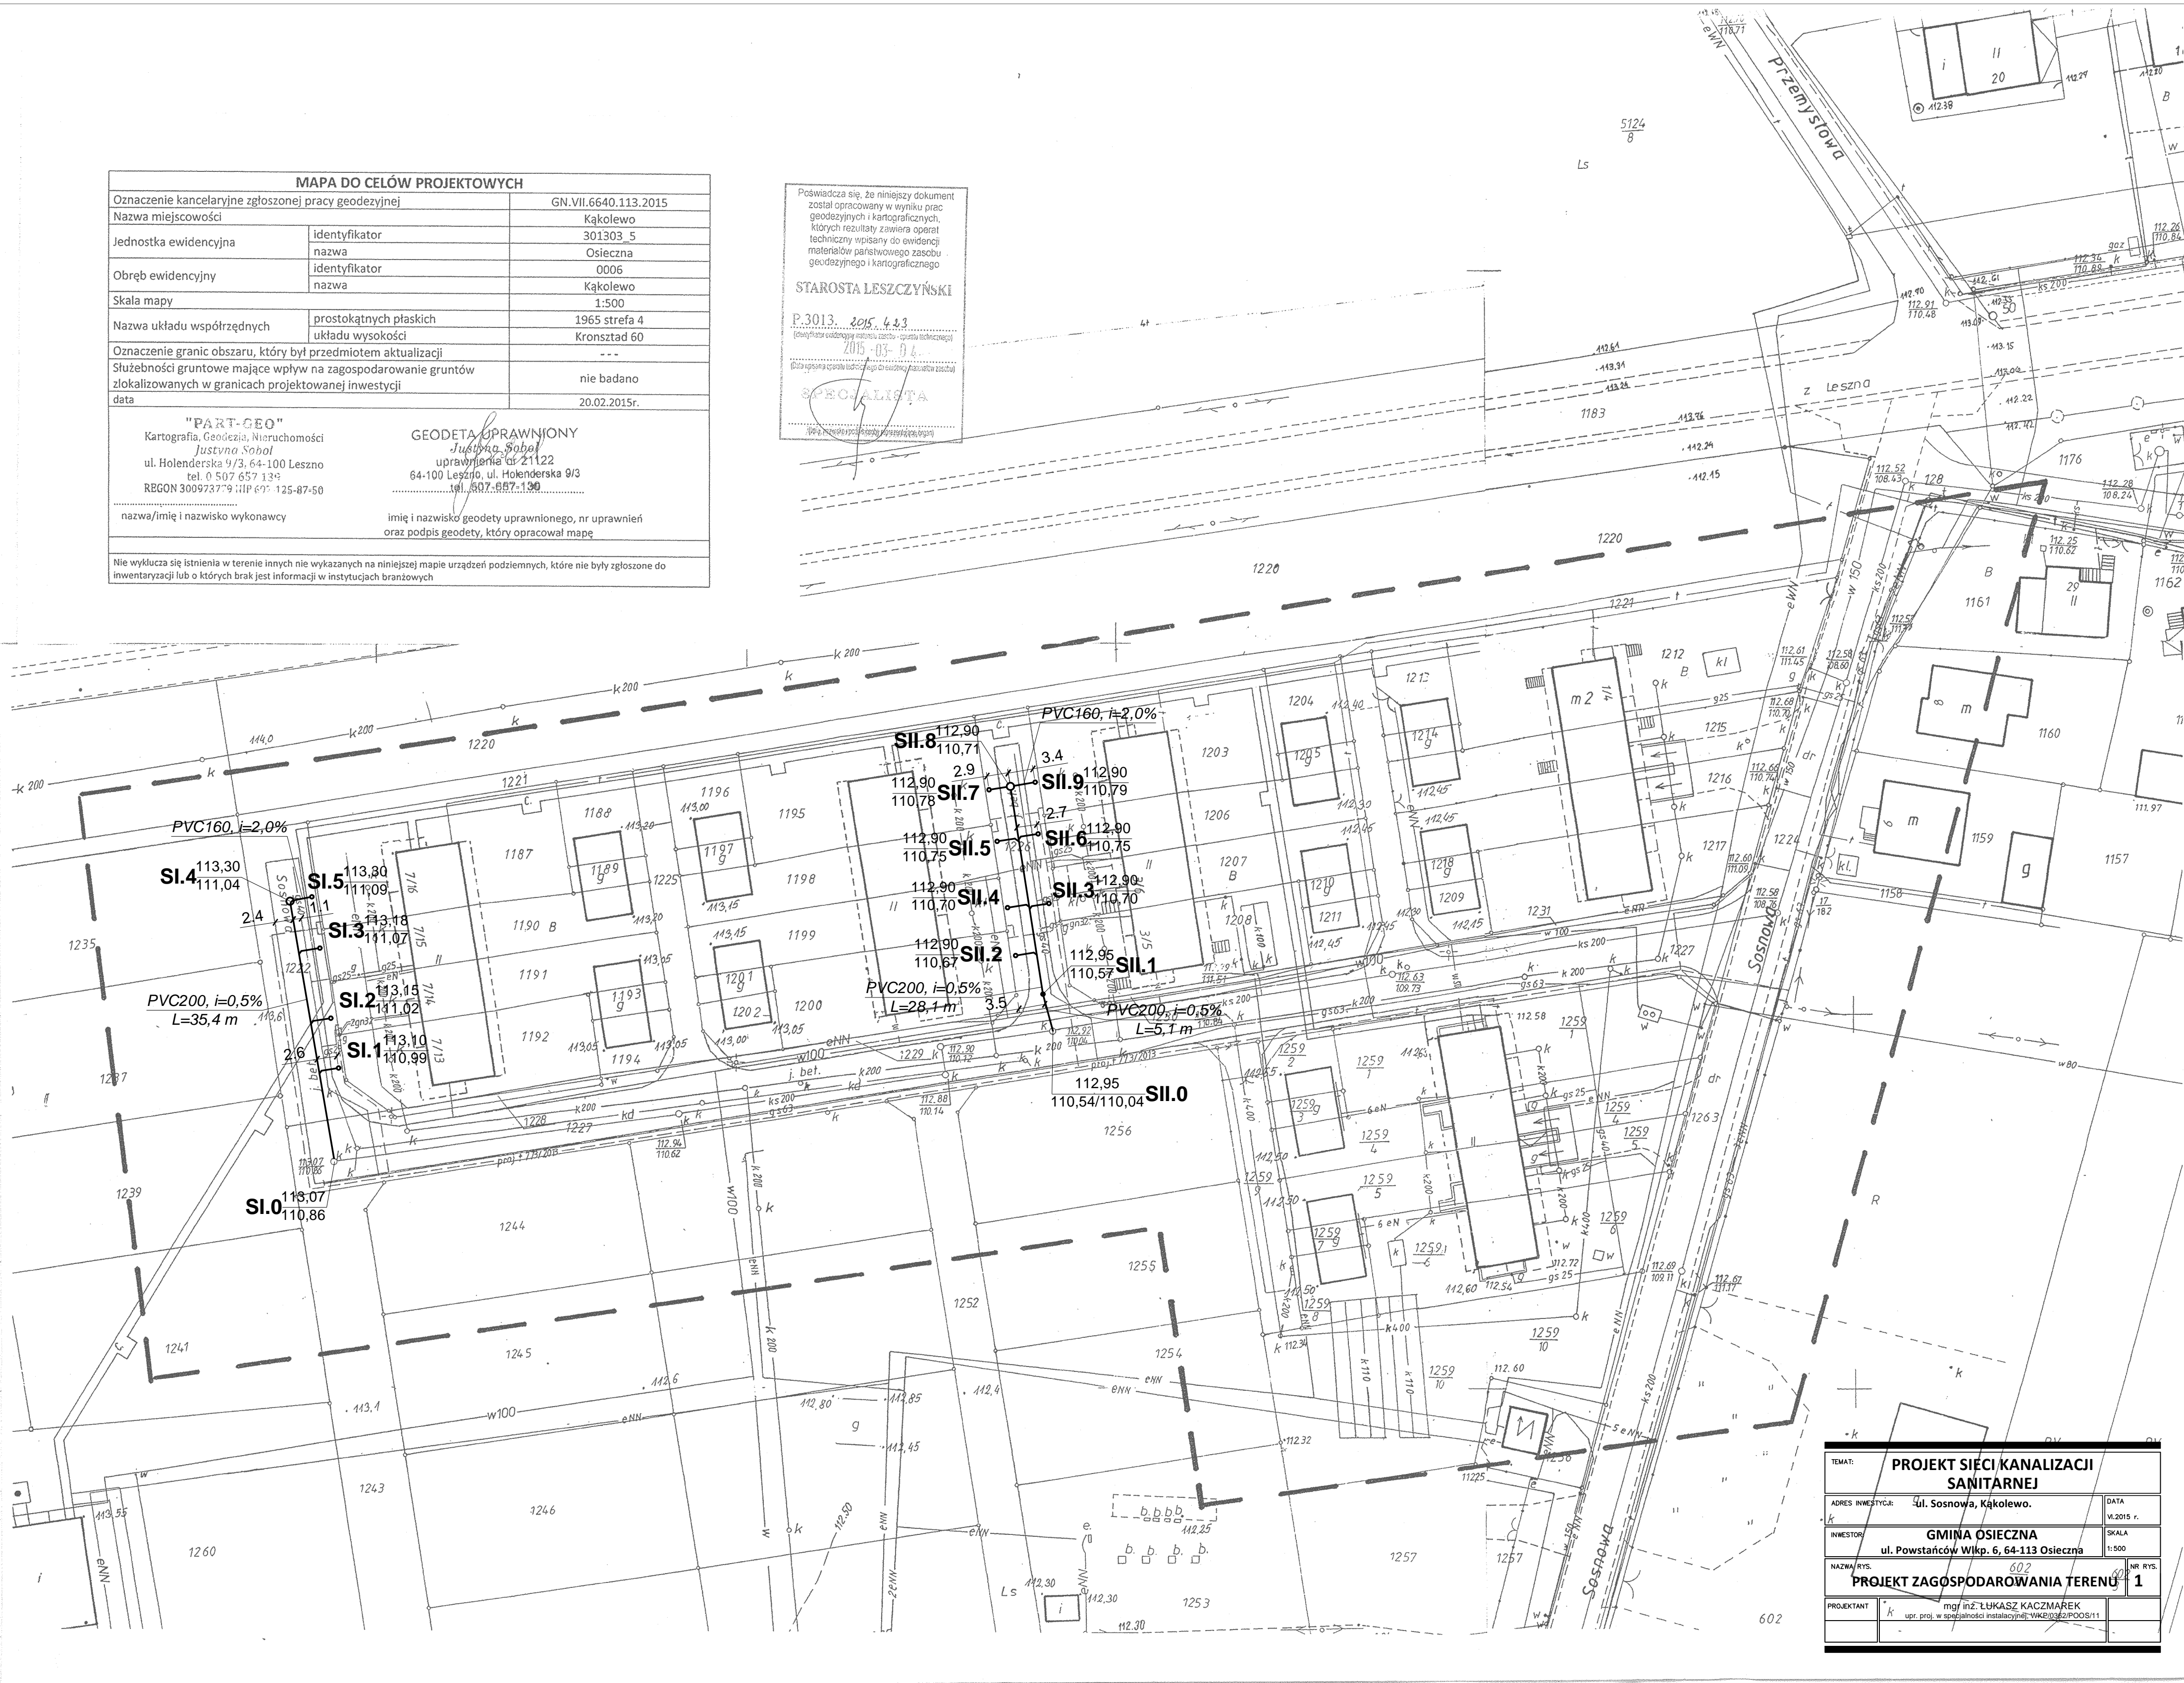

TEMAT: PROJEKT SIĘCI KANALIZACJI SANITARNEJ	
ADRES INWESTYCJI: ul. Sosnowa, Kąkolewo.	DATA: v.2015 r.
INWESTOR: GMINA OSIECZNA ul. Powstańców Wlkp. 6, 64-113 Osieczna	SKALA: 1:500
NAZWA RYS.: 602 PROJEKT ZAGOSPODAROWANIA TERENU 1	NR RYS.: 1
PROJEKTANT: mgr inż. ŁUKASZ KACZMAREK upr. proj. w specjalności instalacyjnej-WEK/03/2/POOS/11	