


Mapa do celów projektowych  
Skala 1 : 1000

Łoniewo  
301303\_5 – Osieczna – Obszar wiejski  
0009 – Łoniewo  
DZ 1551/2013, KERG 1416-61/2013  
Układ współrzędnych 1965/4  
H-Kr.60

Informacja o służebnościach gruntowych – nie badano gdyż charakter projektowanej inwestycji budowlanej nie wpływa na sposób zagospodarowania gruntów objętych niniejszą mapą (§ 80.5 rozporządzenia Ministra Spraw Wewnętrznych i Administracji z dnia 9 listopada 2011r.)

Oznaczenie granic aktualizowanego obszaru — — — — —  
07.08.2013r.

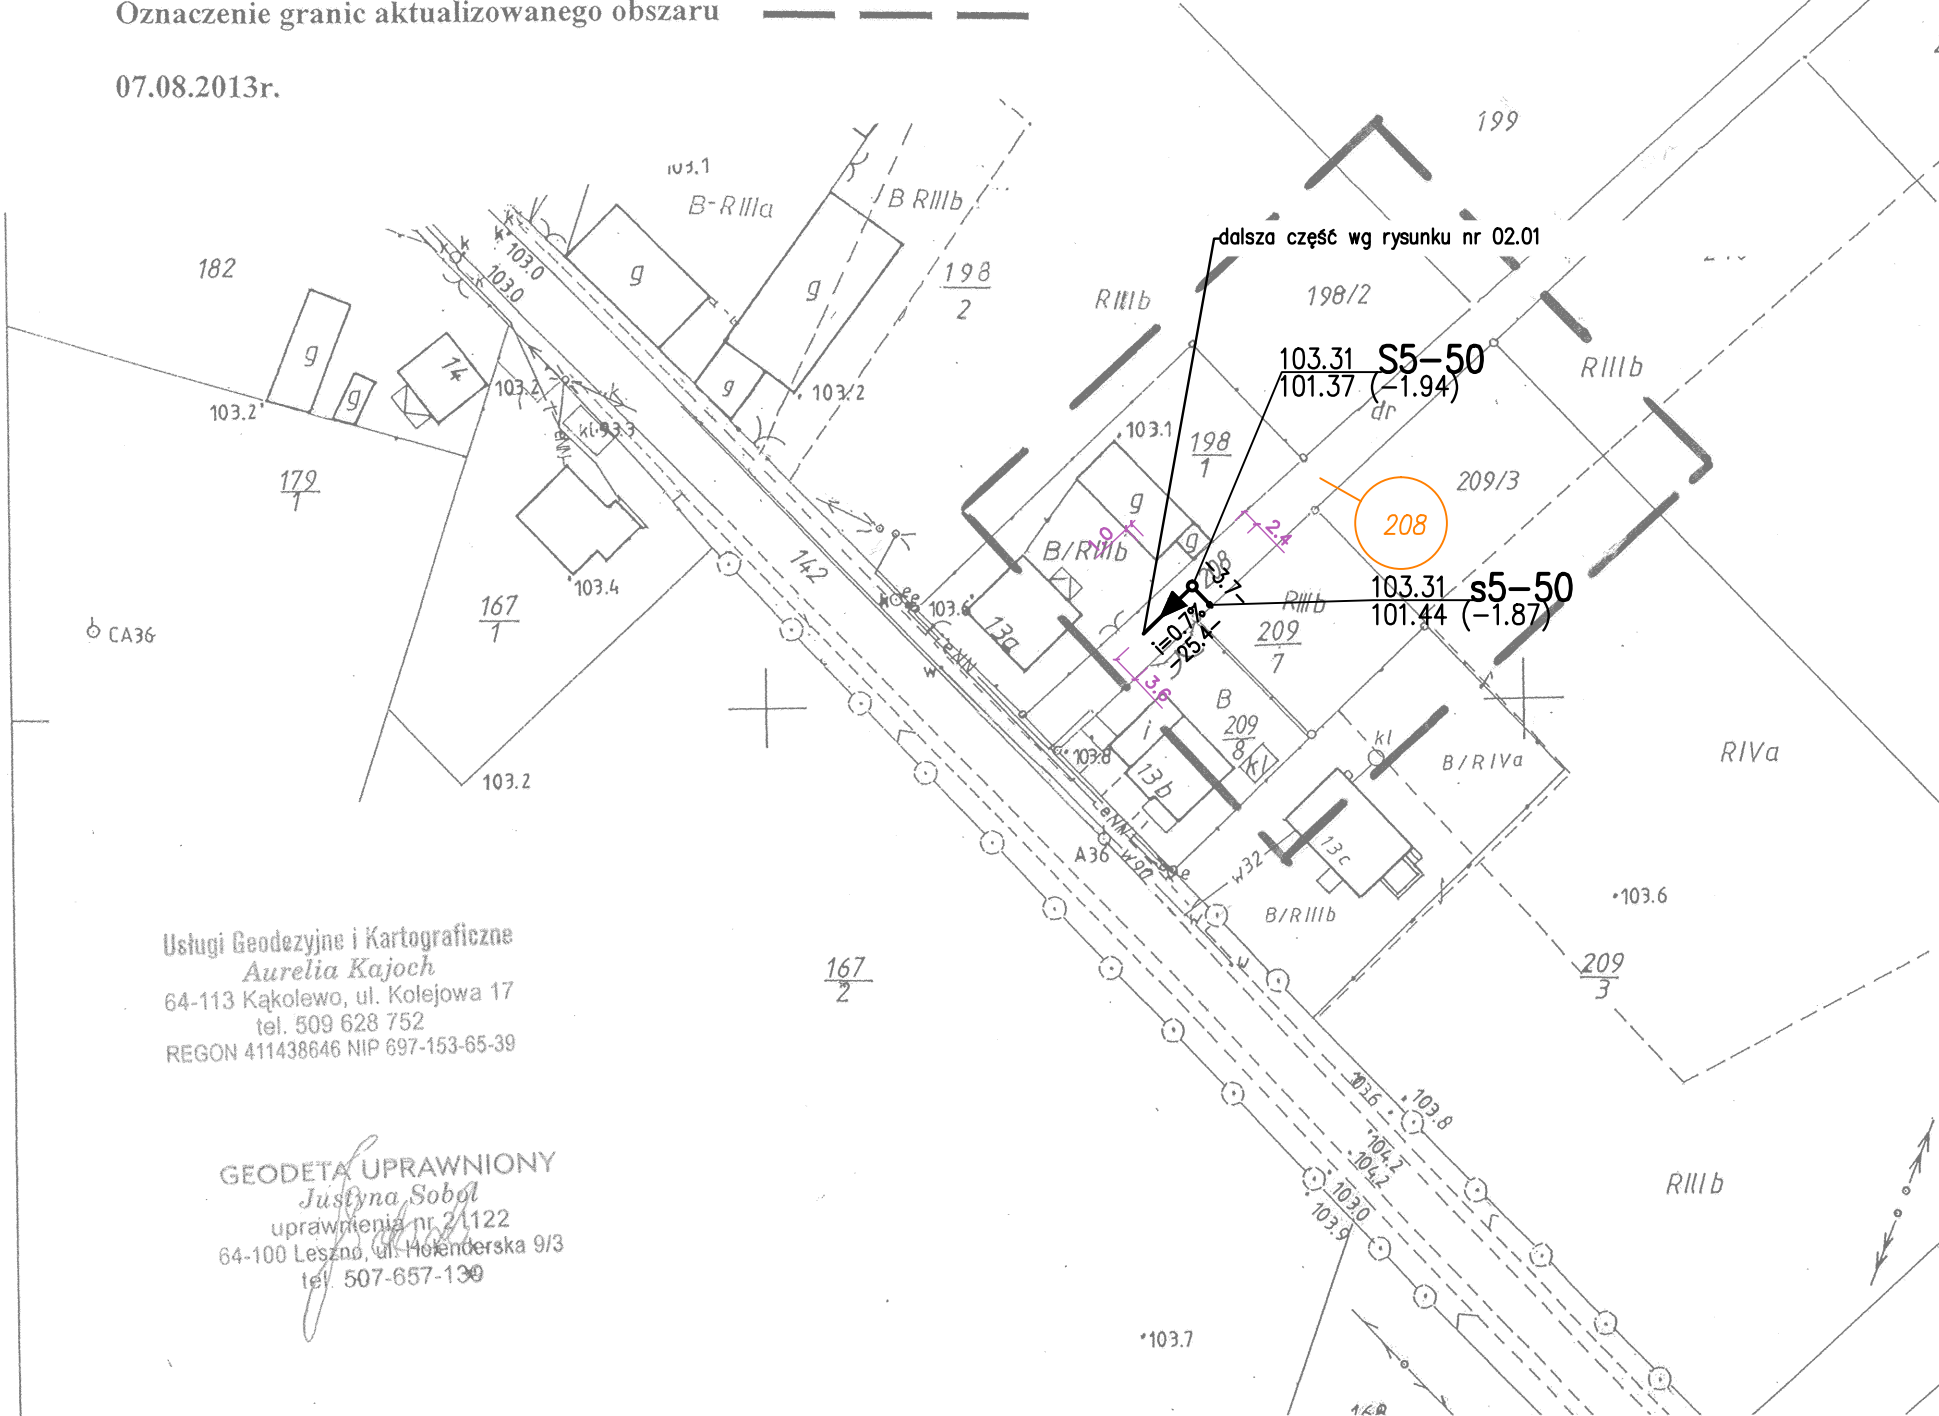


STAROSTA LESZCZYŃSKI  
Powiatowy Ośrodek Dokumentacji  
Geodezyjnej i Kartograficznej w Lesznie  
W obszarze oznaczonym linią .....  
potwierdzono w terenie aktualność  
treści mapy zasadniczej.  
Dokumenty potwierdzające aktualność mapy  
przyjęto do zasobu w dniu 16.08.2013  
i zaewidencjonowano pod nr 1416-61/2013  
Niniejsza mapa może służyć do celów projektowych.  
Projektowane obiekty budowlane  
wymagające pozwolenia na budowę  
podlegają wytyczeniu i inwentaryzacji  
powykonawczej przez jednostki uprawnione  
do wykonywania prac geodezyjnych.  
Leszno, 16.08.2013  
RUB BOJALISTA  
Michał Piotrowski

LEGENDA:

- PROJ. KANALIZACJA SANITARNA PCW SN8 kN/m<sup>2</sup> Ø200mm
- PROJ. ODCINEK SIECI POMIĘDZY KANAŁEM GŁÓWNYM  
A GRANICĄ DZIAŁKI PCW SN8 kN/m<sup>2</sup> Ø160mm
- 208 - NUMER EWIDENCYJNY DZIAŁKI
- — — — — ZAKRES AKTUALIZACJI GEODEZYJNEJ

Usługi Geodezyjne i Kartograficzne  
Aurelia Kajoch  
64-113 Kąkolewo, ul. Kolejowa 17  
tel. 509 628 752  
REGON 411438646 NIP 697-153-65-39

GEODETA UPRAWNIONY  
Justyna Sobol  
uprawnienia nr 21122  
64-100 Leszno, ul. Mokierska 9/3  
tel. 507-657-130

 BIURO USŁUG INŻYNIERYJNYCH <b>KOLEKTOR</b> 64-100 LESZNO ul. R.Kowalskiego 33 tel/fax 65 526-77-00		ZAMAWIAJĄCY INWESTOR <b>GMINA OSIECZNA</b> UL. POWSTAŃCÓW WIELKOPOLSKICH 6 64 - 113 OSIECZNA			
		OBIEKT I TREŚĆ RYSUNKU <b>PROJEKT ZAGOSPODAROWANIA TERENU</b>			
BUDOWA SIECI KANALIZACJI SANITARNEJ DLA MIEJSCOWOŚCI GRODZISKO I ŁONIEWO Z MIEJSCEM JEJ WŁĄCZENIA DO POMPOWNI ŚCIEKÓW W KĄKOLEWIE PRZY UL. KRZYWIŃSKIEJ		ZESPÓŁ PROJEKTOWY		PODPIS	
mgr inż. K. JANIĄK uprawnienia projektowe nr 675/85/Lo specjalność instalacyjno - inżynierska członek WOBW w Poznaniu nr ewid. WKP/IS/1611/01		mgr inż. M. JANIĄK uprawnienia spr. nr 41/w/94/Lo specjalność instalacyjno - inżynierska		mgr inż. T. RZEŹNIK	
PROJEKTANT		SKALA		NUMER RYSUNKU	
		1 : 1000		02.01a	
SPRAWDZAJĄCY		DATA OPRACOWANIA		BRANŻA	STADIUM
		08.2013		IS	PB
ASYSTENT				NR OBIEKTU	I