

Powodzia S. i inni
został opracowany w wyniku prac
geodezyjnych i kartograficznych,
których rezultaty zawiera opierat,
technicznie wpisany do ewidencji
materiałów państwowego zasobu
geodezyjnego i kartograficznego

STAROSTA LESZCZYŃSKI

P.3013. 2014. 859
(Województwo mazowieckie, powiat leszczyński)

21.07.2014
(Data wystawienia opisu technicznego do budowy mapy wojewódzkiej)

SPECIALISTA

[Podpis]

Nazwa miejscowości		GN VII.6640.215.214
Jednostka ewidencyjna	identyfikator	Świerczyna
	nazwa	301303_5
Obręb ewidencyjny	identyfikator	Osieczna
	nazwa	0012 Świerczyna
Skala mapy		1:1000
Nazwa układu współrzędnych	Prostopadłych płaskich	1965/4
	Układu wysokości	Kronsztad 60
Oznaczenie granic obszaru, który był przedmiotem aktualizacji		
Informacje o służebnościach gruntowych mających wpływ na zagospodarowanie gruntów, zlokalizowanych w granicach projektowanej inwestycji *)		NIE BADANO
Data opracowania mapy		25.07.2014r.

Usług Geodezyjno-Kartograficzne
Wojciech Jakubowski
 64-100 Leszno, ul. Holenderska 4/5
 tel. 606 62 70 25
 NIP 697-109-27-46 Regon 410273410

GEODETA UPRAWNIOWY









 





Wojciech Jakubowski
 upr.zawod.nr/6926


nazwa / imię i nazwisko wykonawcy


imię i nazwisko geodety uprawnionego, nr uprawnień i podpis geodety
który opracował mapę

*) Należy podać skróty opis służebności gruntowej wraz ze sposobem jej oznaczenia na mapie, a w przypadku kiedy nie wykonano ustalenia obciążeń służebnościami – zamieścić stosowną informację

LEGENDA:

-  – PROJ. KANALIZACJA SANITARNIA PCW SN8 kN/m² Ø200mm
 -  – PROJ. RUROCIĄG TŁOCZNY PE100 SDR17
 -  – PROJ. ODCINEK SIECI POMIĘDZY KANAŁEM GŁÓWNYM
A GRANICĄ DZIAŁKI PCW SN8 kN/m² Ø160mm
 -  – PROJ. SIEĆ WODOCIĄGOWA PE100 SDR17
 -  – PROJ. SIEĆ WODOCIĄGOWA WG ODRĘBNEGO OPRACOWANIA
 -  – ISTNIEJĄCA SIEĆ WODOCIĄGOWA
 -  – PRAWDOPODOBNA LOKALIZACJA SIECI WODOCIĄGOWEJ
 -  – ISTNIEJĄCY KABEL TELEKOMUNIKACYJNY
 -  – ISTNIEJĄCY KABEL ELEKTROENERGETYCZNY
 -  – ISTNIEJĄCA LINIA ENERGETYCZNA – NAPOWIETRZNA
 -  – ISTNIEJĄCA KANALIZACJA DESZCZOWA
 -  – ISTNIEJĄCA SIEĆ GAZOWA
- 215
-  – NUMER EWIDENCYJNY DZIAŁKI
 -  – ZAKRES AKTUALIZACJI GEODEZYJNEJ

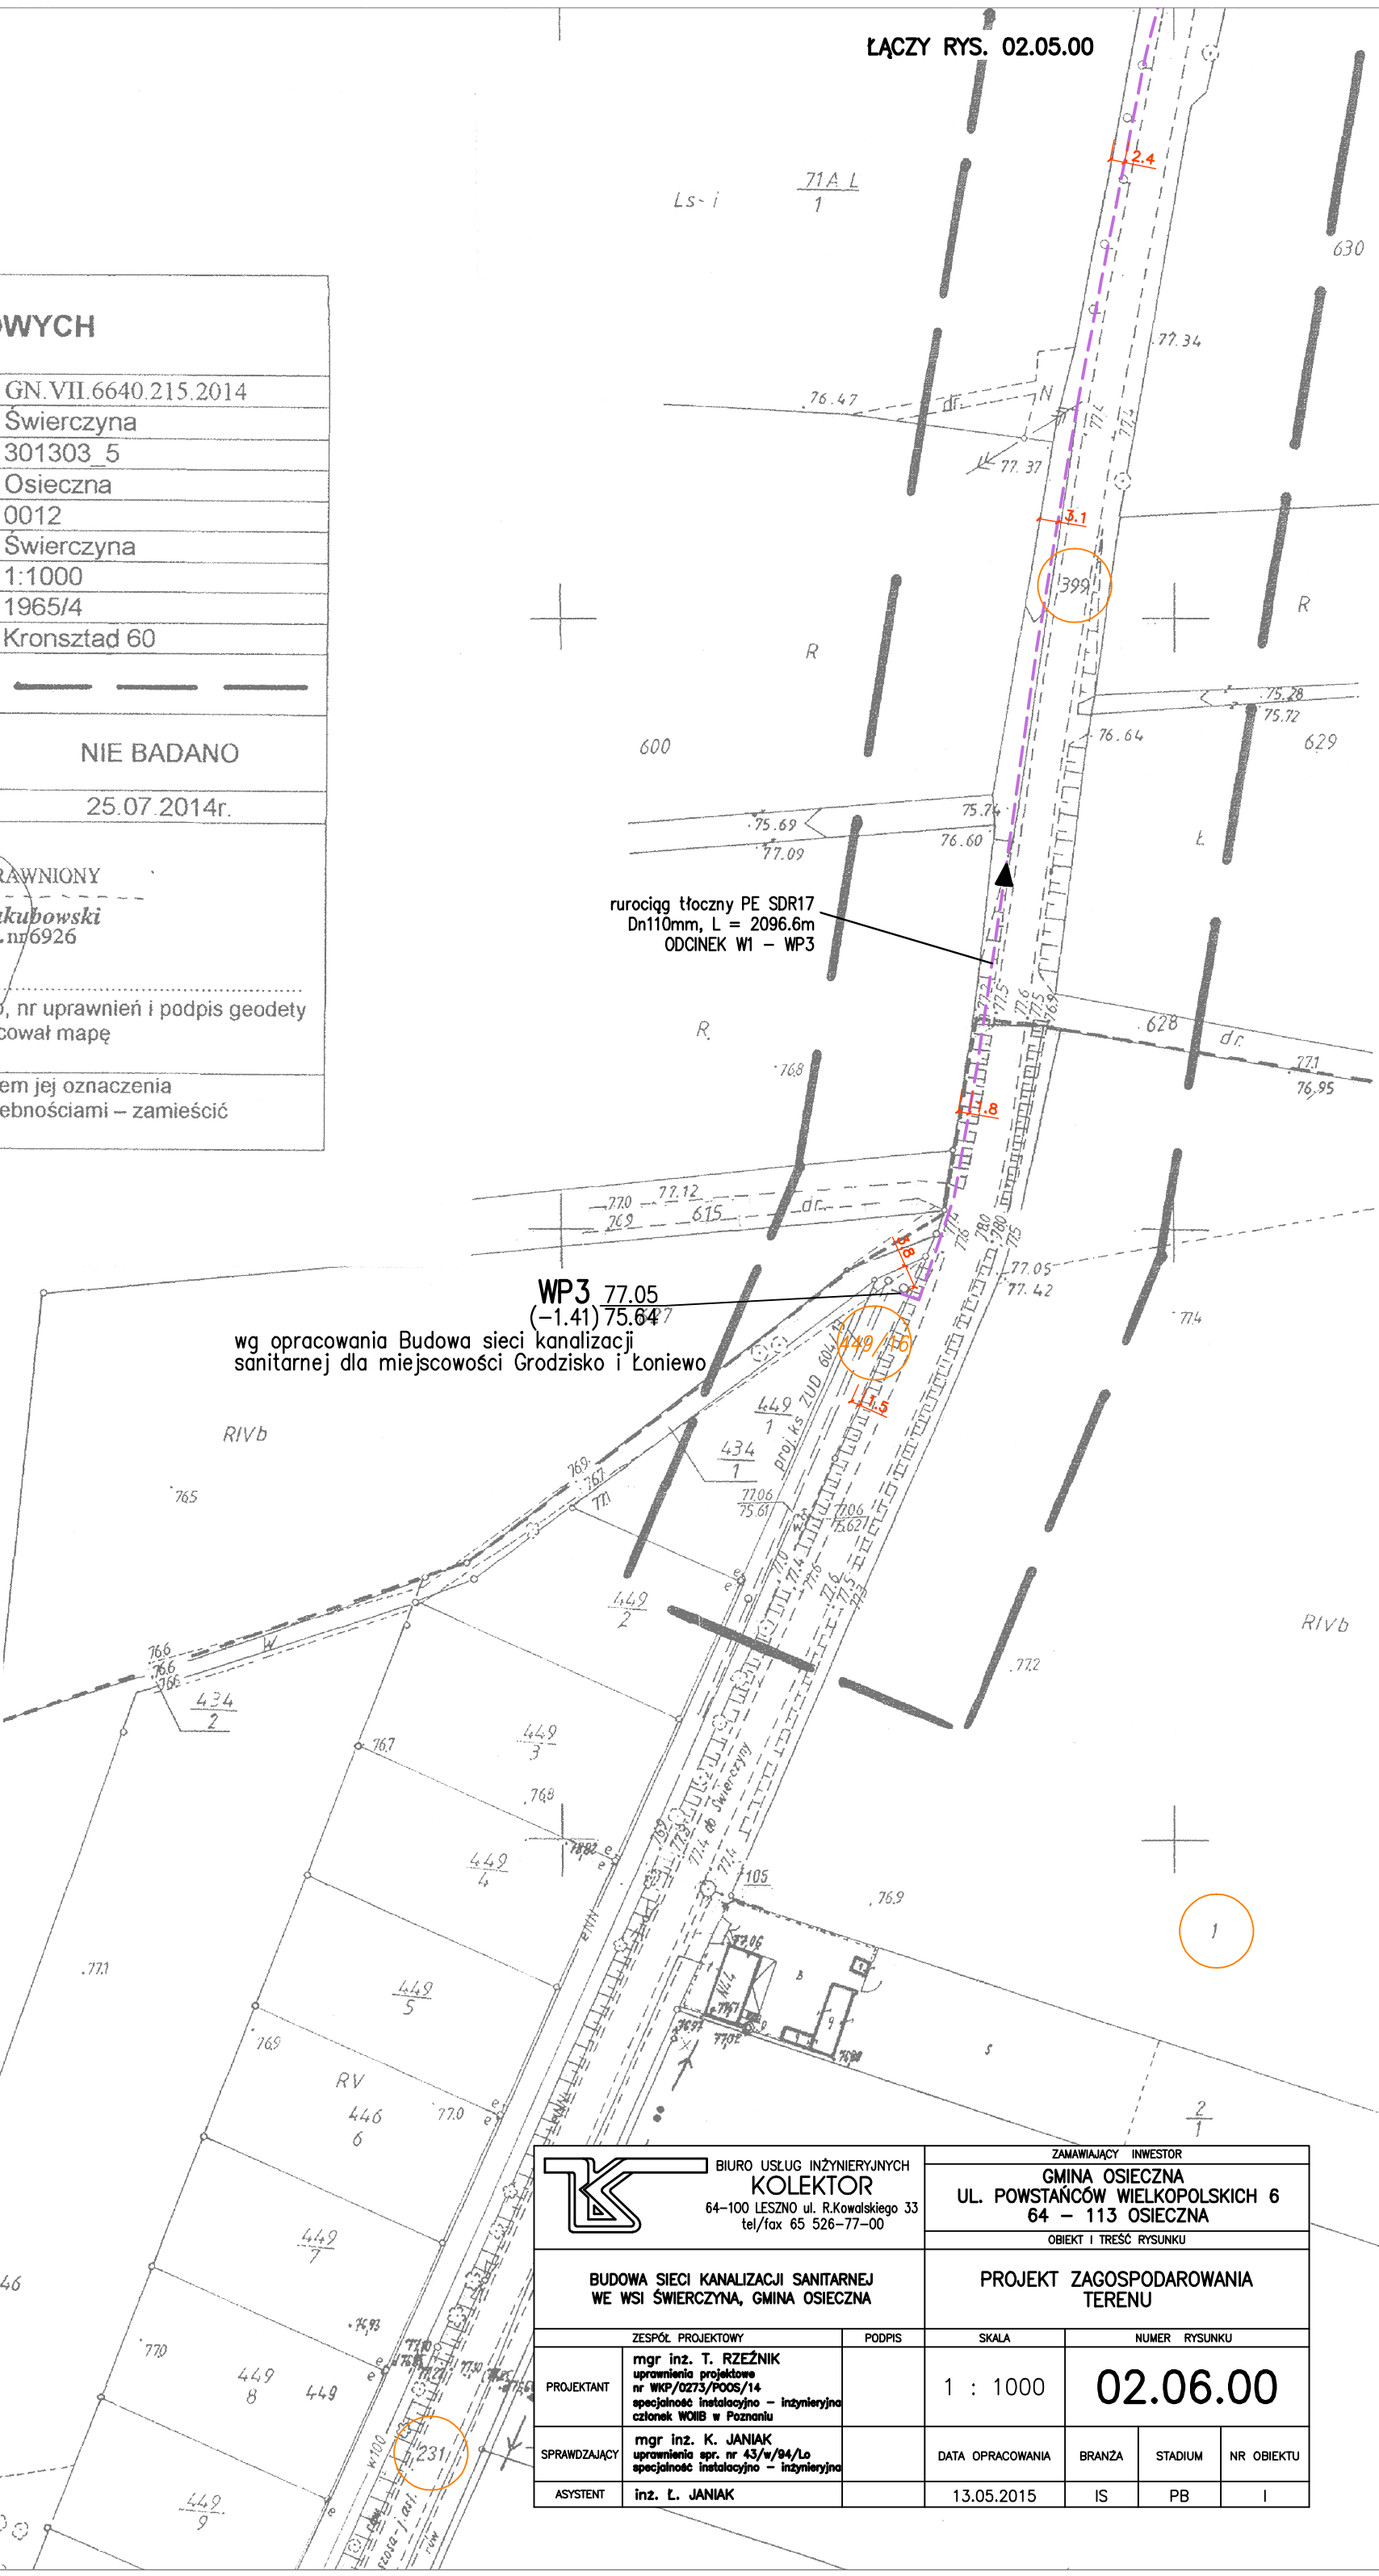

	B. WOSKOWSKI INŻYNIERSTWO KOLEKTOR 64-100 LESZNO • ul. Kłobucka 33 tel/fax 65 528-71-77		GAJMAŃCZYK INWESTOR GMINA OŚCIEŻKA UL. POWSTAŃCOM WIELKOPOLSKICH 6 64 - 113 OŚCIEŻKA	
	OBIEKT I TREŚĆ WNIOSKU PROJEKT ZSIĘCZ KANALIZACJI SANITARNEJ WE WSI ŚWIERCZKA, GMINA OŚCIEŻKA		PROJEKT ZAGOSPODAROWANIA TERENU	
PROJEKTANT	ZESPÓŁ PROJEKTOWY mgr inż. T. KULENICKI uprawnienia projektanta specjalność: kanalizacyjna – inżynierska nr upraw. 12030/Poznań	PODSIT	SKALA 1 : 1000	NUMER WNIOSKU 02.6.00
SPRAWCZĄCY	mgr inż. K. JANIAK uprawnienia proj. nr 42/94/PZ specjalność: kanalizacyjna – inżynierska	DATA OPRACOWANIA	BRANZA	STADIUM
ASYSTENT	mgr inż. K. JANIAK	13.05.2015	I	NR OBIEKTU