

MAPA DO CELÓW PROJEKTOWYCH		
Powstała z powiększenia mapy w skali 1:1000		
Oznaczenie kancelaryjne zgłoszenia pracy geodezyjnej		GN.VII.6640.312.2015
Nazwa miejscowości		Świerczyna
Jednostka ewidencyjna	identyfikator	301303 5
	nazwa	Osieczna
Obręb ewidencyjny	identyfikator	0012
	nazwa	Świerczyna
Skala mapy		1:1000
Sekcja mapy		432.424.034
Nazwa układu współrzędnych	Prostokątnych płaskich	1965/4
	Układu wysokości	Kronsztad 60
Oznaczenie granic obszaru, który był przedmiotem aktualizacji		
Informacje o służebnościach gruntowych mających wpływ na zagospodarowanie gruntów, zlokalizowanych w granicach projektowanej inwestycji *)		NIE BADANO
Data opracowania mapy		29.04.2015 r.
Usługi Geodezyjno-Kartograficzne Wojciech Jakubowski 64-100 Leszno, ul. Holenderska 4/5 tel. 608/52 70 25 NIP 697-109-27-46 Regon 410273410		GEODETA UPRAWNIONY Wojciech Jakubowski upr. zawod. nr 6926
nazwa / imię i nazwisko wykonawcy		imię i nazwisko geodety uprawnionego, nr uprawnień i podpis geodety który opracował mapę
*) Należy podać skrótowy opis służebności gruntowej wraz ze sposobem jej oznaczenia na mapie, a w przypadku kiedy nie wykonano ustalenia obciążeń służebnościami – zamieścić stosowną informację		


Poświadczam, że niniejszy dokument został opracowany w wyniku prac geodezyjnych i kartograficznych, których rezultaty zawiera operat techniczny wpisany do ewidencji materiałów państwowego zasobu geodezyjnego i kartograficznego

STAROSTA LESZCZYŃSKI

P.3013. 2015. 1112  
(Identyfikator ewidencyjny materiału zasobu - operatu technicznego)

2015-05-08  
(Data wpisania operatu technicznego do ewidencji materiałów państwowego zasobu geodezyjnego i kartograficznego)

Michał Piątkowski  
(Imię, nazwisko i podpis osoby reprezentującej organ)

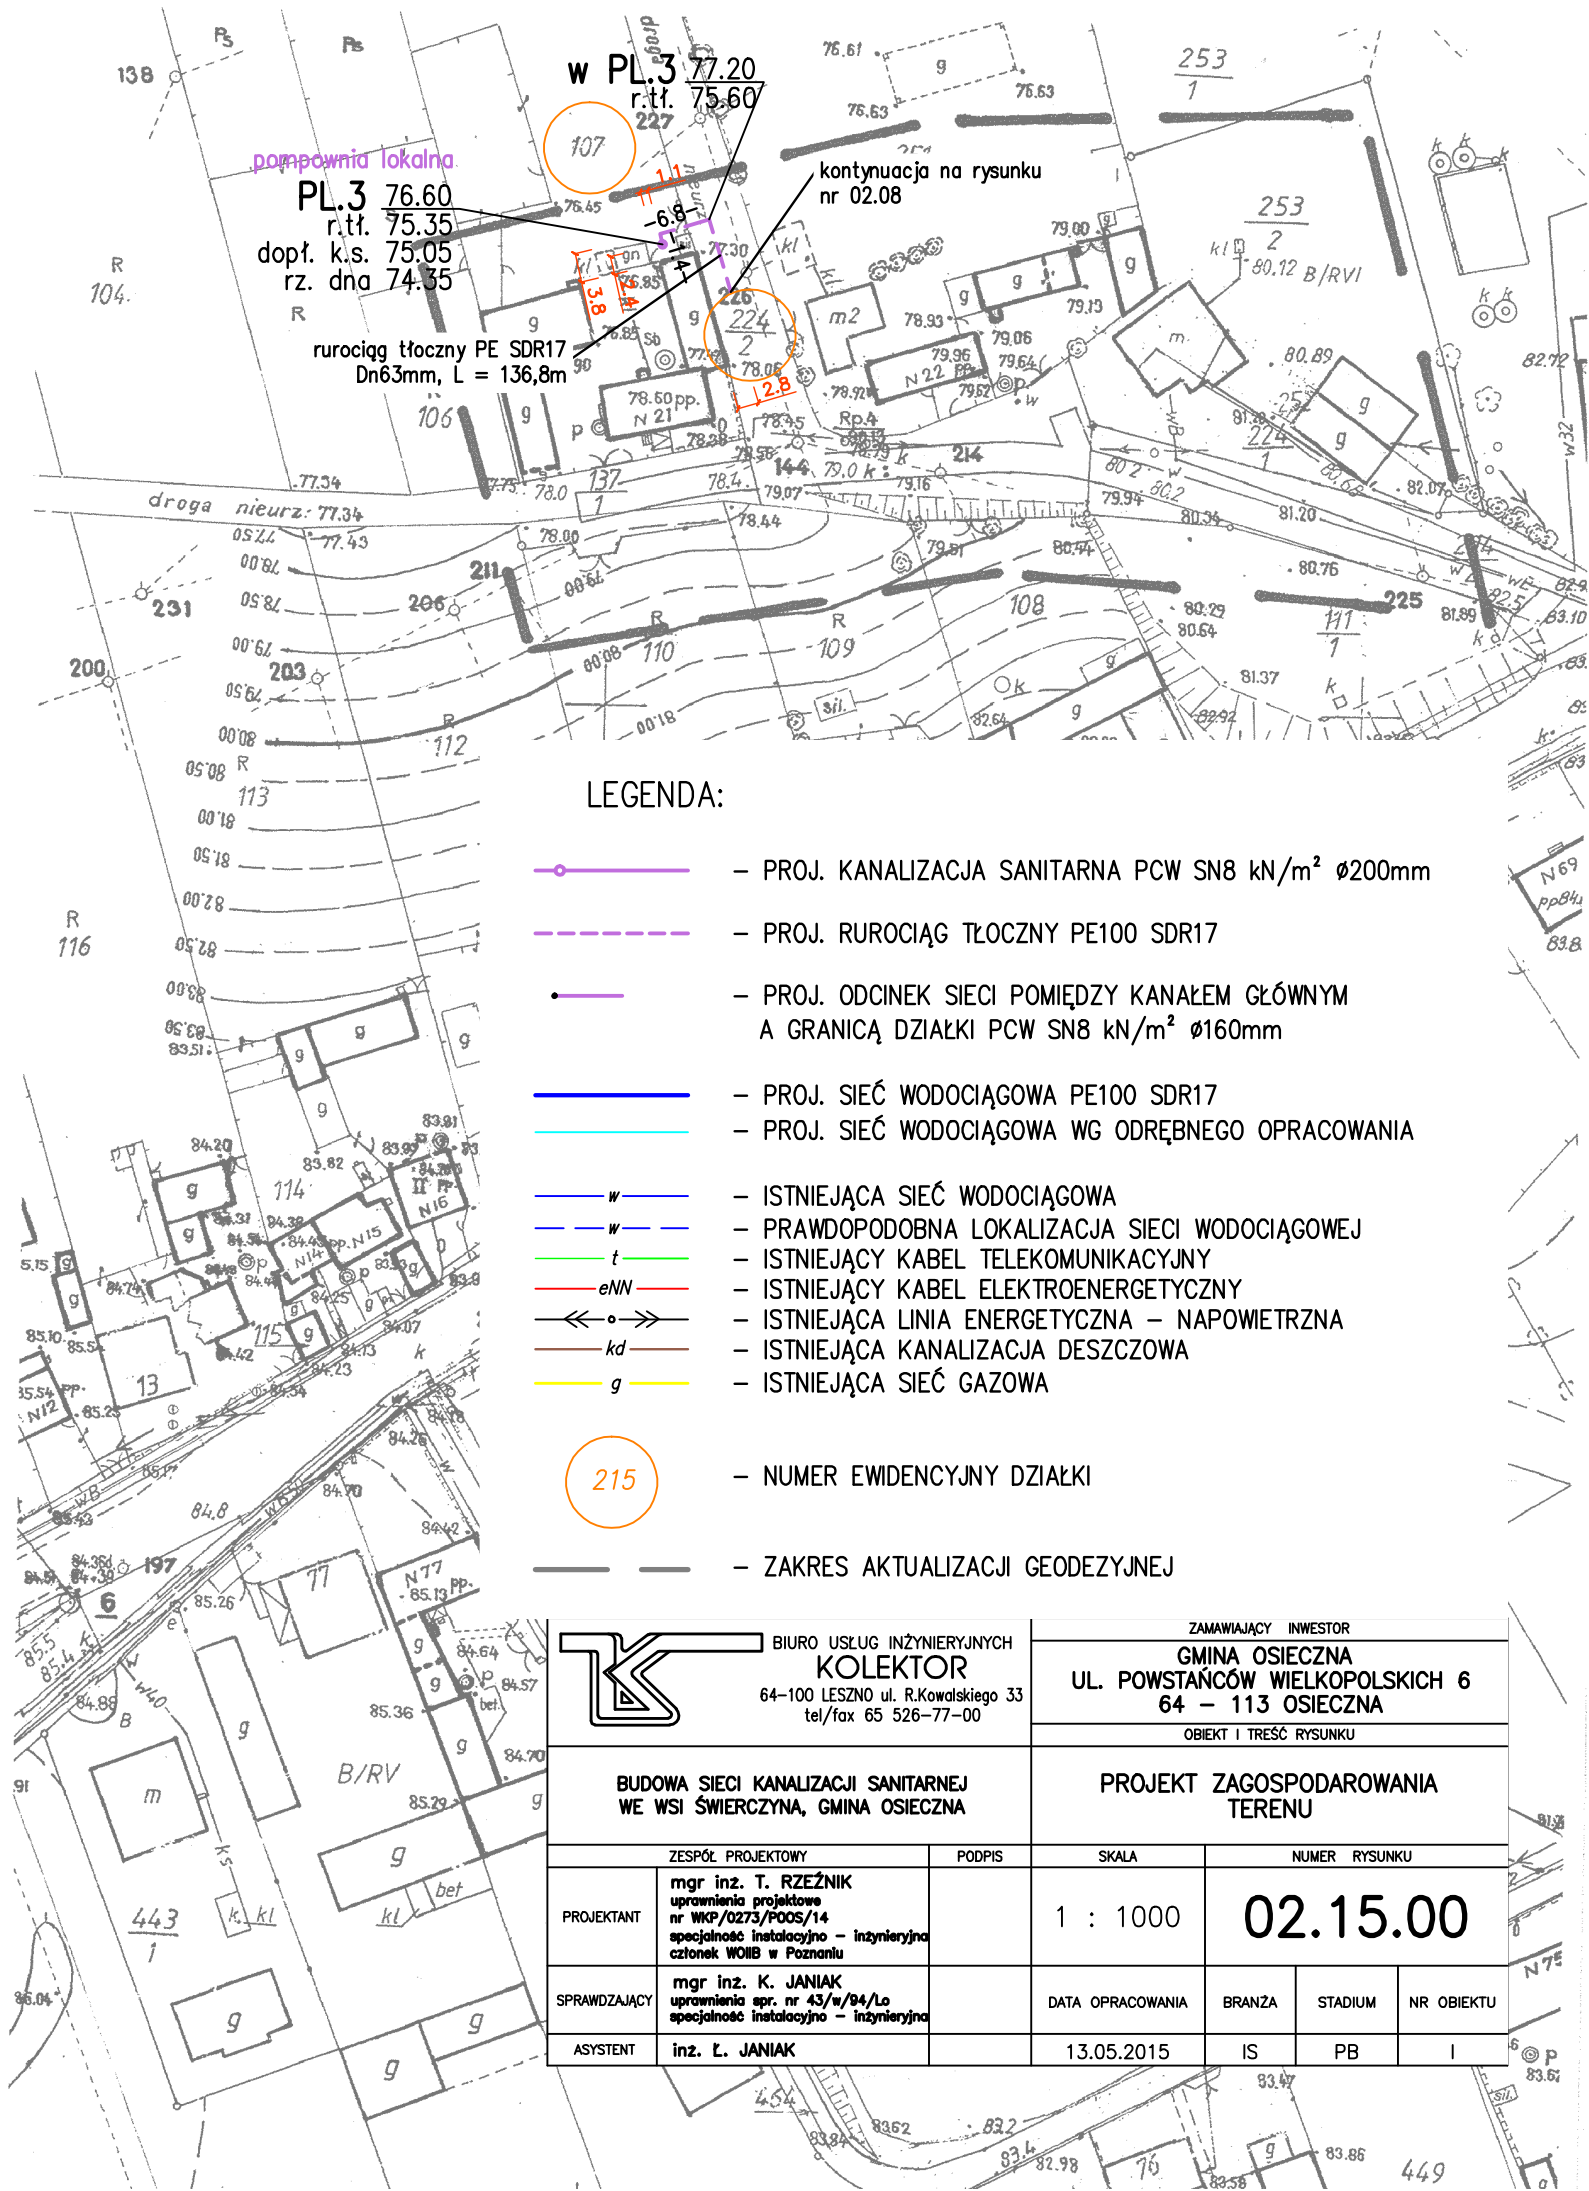

	BIURO USŁUG INŻYNIERYJNYCH <b>KOLEKTOR</b> 64-100 LESZNO ul. R.Kowalskiego 33 tel/fax 65 526-77-00	ZAMAWIAJĄCY INWESTOR <b>GMINA OSIECZNA</b> UL. POWSTAŃCÓW WIELKOPOLSKICH 6 64 - 113 OSIECZNA			
		OBIEKT I TREŚĆ RYSUNKU <b>PROJEKT ZAGOSPODAROWANIA TERENU</b>			
<b>BUDOWA SIECI KANALIZACJI SANITARNEJ WE WSI ŚWIERCZYNA, GMINA OSIECZNA</b>					
PROJEKTANT	mgr inż. T. RZEŹNIK uprawnienia projektowe nr WKP/0273/POOS/14 specjalność instalacyjno - inżynierska członek WOIB w Poznaniu	PODPIS	SKALA 1 : 1000	NUMER RYSUNKU <b>02.15.00</b>	
SPRAWDZAJĄCY	mgr inż. K. JANIĄK uprawnienia apr. nr 43/w/94/Lo specjalność instalacyjno - inżynierska		DATA OPRACOWANIA 13.05.2015	BRANZA IS	STADIUM PB
ASYSTENT	inż. Ł. JANIĄK				NR OBIEKTU I