



LEGENDA:

1. PRZEPOMPOWNA ŚCIEKÓW PB
2. TEREN UTWARDZONY – KOSTKA BETONOWA (34,5 m²)
3. OGRODZENIE Z PREFABRYKOWANYCH STALOWYCH SEGMENTÓW OGRODZENIOWYCH W RAMACH – WYSOKOŚĆ 1,50 m, L=22,8 m
4. BRAMA SZEROKOŚĆ 3,0 m
5. SZAFKA STEROWNICZA
6. OPRAWA OŚWIETLENIA PARKOWEGO

TEREN PRZEZNACZONY POD POMPOWNIĘ F=47,5 m²

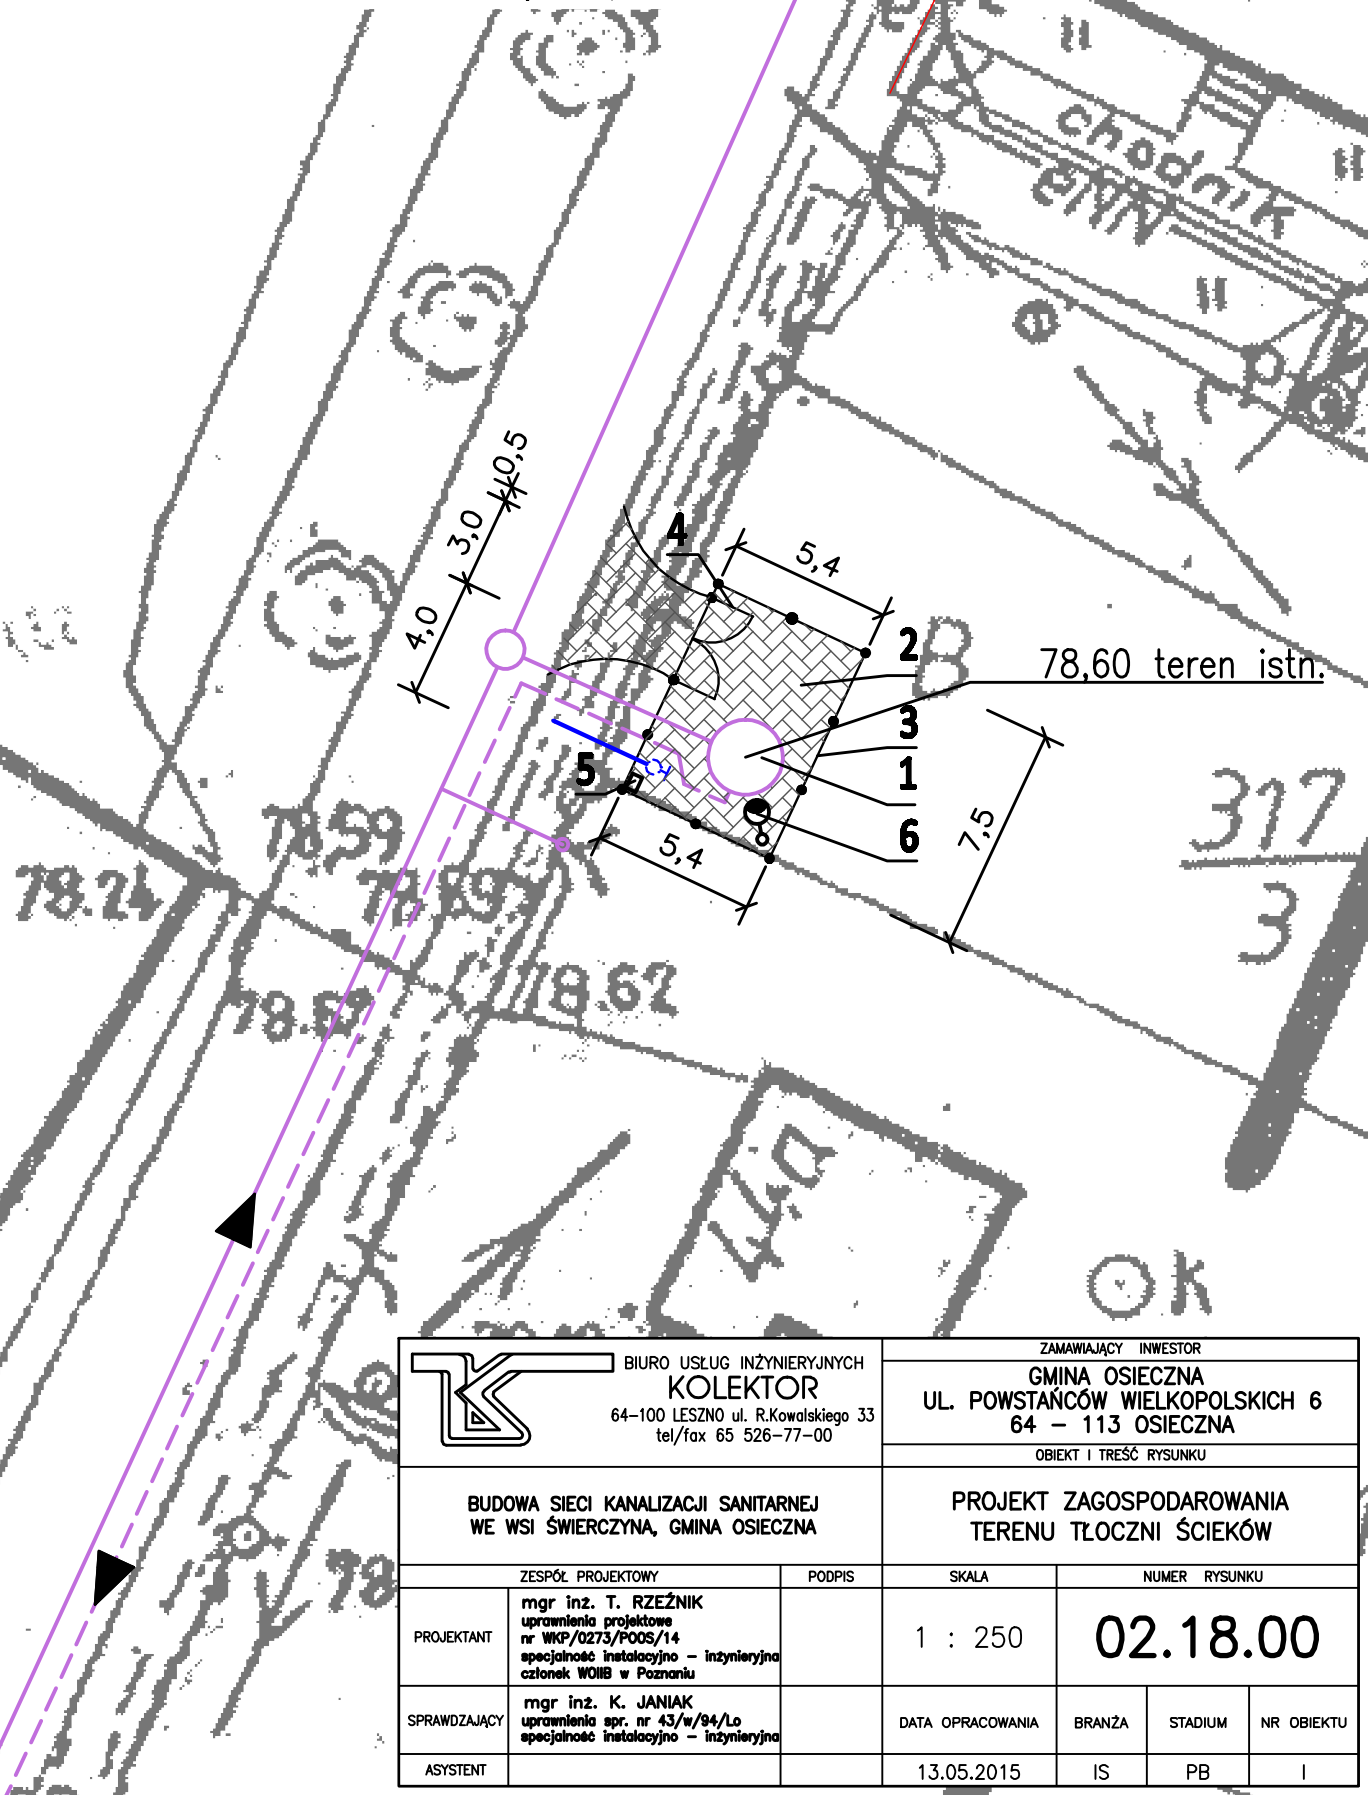

 BIURO USŁUG INŻYNIERYJNYCH KOLEKTOR 64-100 LESZNO ul. R.Kowalskiego 33 tel/fax 65 526-77-00		ZAMAWIAJĄCY INWESTOR GMINA OSIECZNA UL. POWSTAŃCÓW WIELKOPOLSKICH 6 64 – 113 OSIECZNA			
		OBIEKT I TREŚĆ RYSUNKU PROJEKT ZAGOSPODAROWANIA TERENU TŁOCZNI ŚCIEKÓW			
BUDOWA SIECI KANALIZACJI SANITARNEJ WE WSI ŚWIERCZYNA, GMINA OSIECZNA		ZESPÓŁ PROJEKTOWY		PODPIS	
mgr inż. T. RZEŹNIK uprawnienia projektowe nr WKP/0273/POOS/14 specjalność instalacyjno – inżynierska członek WOIB w Poznaniu		mgr inż. K. JANIĄK uprawnienia spr. nr 43/w/94/Ls specjalność instalacyjno – inżynierska		SKALA 1 : 250	
ASYSTENT		DATA OPRACOWANIA 13.05.2015		BRANŻA IS	STADIUM PB
PROJEKTANT		NUMER RYSUNKU 02.18.00		NR OBIEKTU I	